



電 気 設 備 工 事 発 注 概 要 書

年	度	平成３０年度				工 事 概 要	屋 内 工 事	防犯・入退室管理設備	入退室管理	・	・	
工	事	名	浜松医科大学医工連携拠点棟５階改修電気設備工事						防犯	・	・	
工	事	場	静岡県浜松市東区半田山一丁目20番1号（浜松医科大学構内）					火災報知設備	自動火災報知	○	・	
完	成	期	平成３１年　５月１０日（金曜日）						自動閉鎖	・	・	
						非常警報	・		・			
								ガス漏れ火災警報	・	・		
								中央監視制御設備	・	・		
						屋 外 工 事	構内配電線路	・				
							構内通信線路	・				
						テレビ電波障害防除		・				
工 事 概 要	工 事 範 囲 表	棟　　名　　称		医工連携拠点棟		案内図・配置図等	別図による					
				工　　事　　種　　別			模様替		○ 工事概要			
		構　　造　・　階　　数					S5	R5	本工事は、医工連携拠点棟の５階に実験室等を整備する内部改修に改修に伴う電気設備工事である。			
				建　　築　　面　　積			(539) ㎡	(287) ㎡	○ その他			
		延　　べ　　面　　積					(2,581) ㎡	(1,387) ㎡	居ながら改修のため、騒音・振動・停電等を伴う工事は、監督職員と協議の上、工事を実施すること。			
				改　修　延　べ　面　積			379 ㎡	□ □ ー ㎡				
	屋 内 工 事	電灯設備	電灯幹線			○	・	そ の 他				
			電灯分岐	○	・							
			コンセント分岐	○	・							
		動力設備	動力幹線	○	・							
			動力分岐	○	・							
		雷保護設備		・	・							
		受変電設備		○	・							
		電力貯蔵設備	直流電源	・	・							
			交流無停電電源	・	・							
		構内情報通信網設備		○	○							
		構内交換設備		○	・							
拡声設備		○	・									
誘導支援設備		音声誘導	・	・								
		インターホン	・	・								
	トイレ等呼出	・	・									
テレビ共同受信設備		○	・									
監視カメラ設備		・	・									

案内図

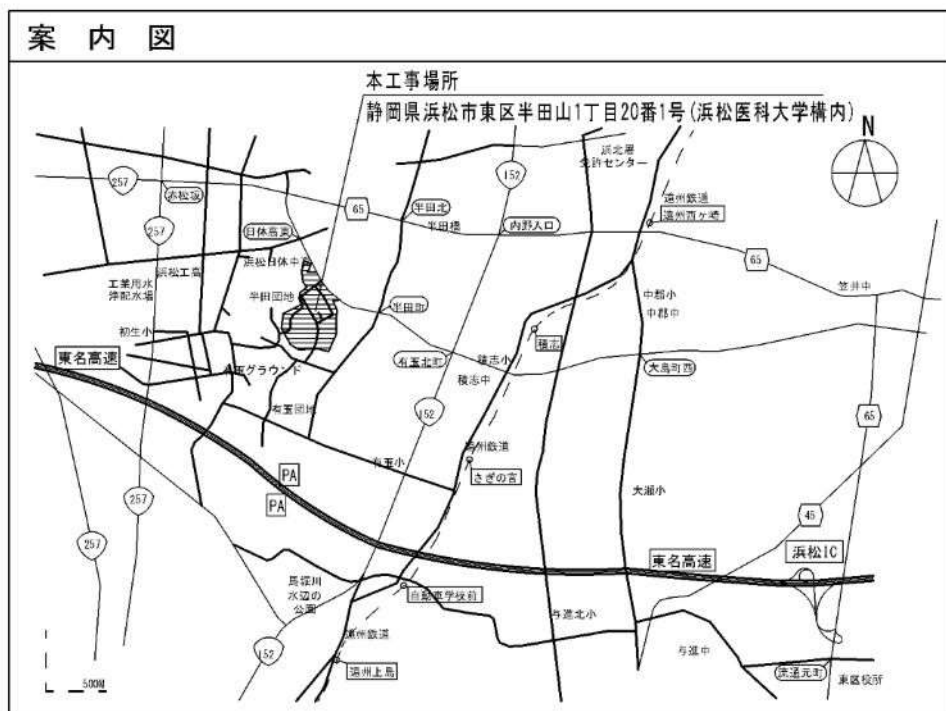

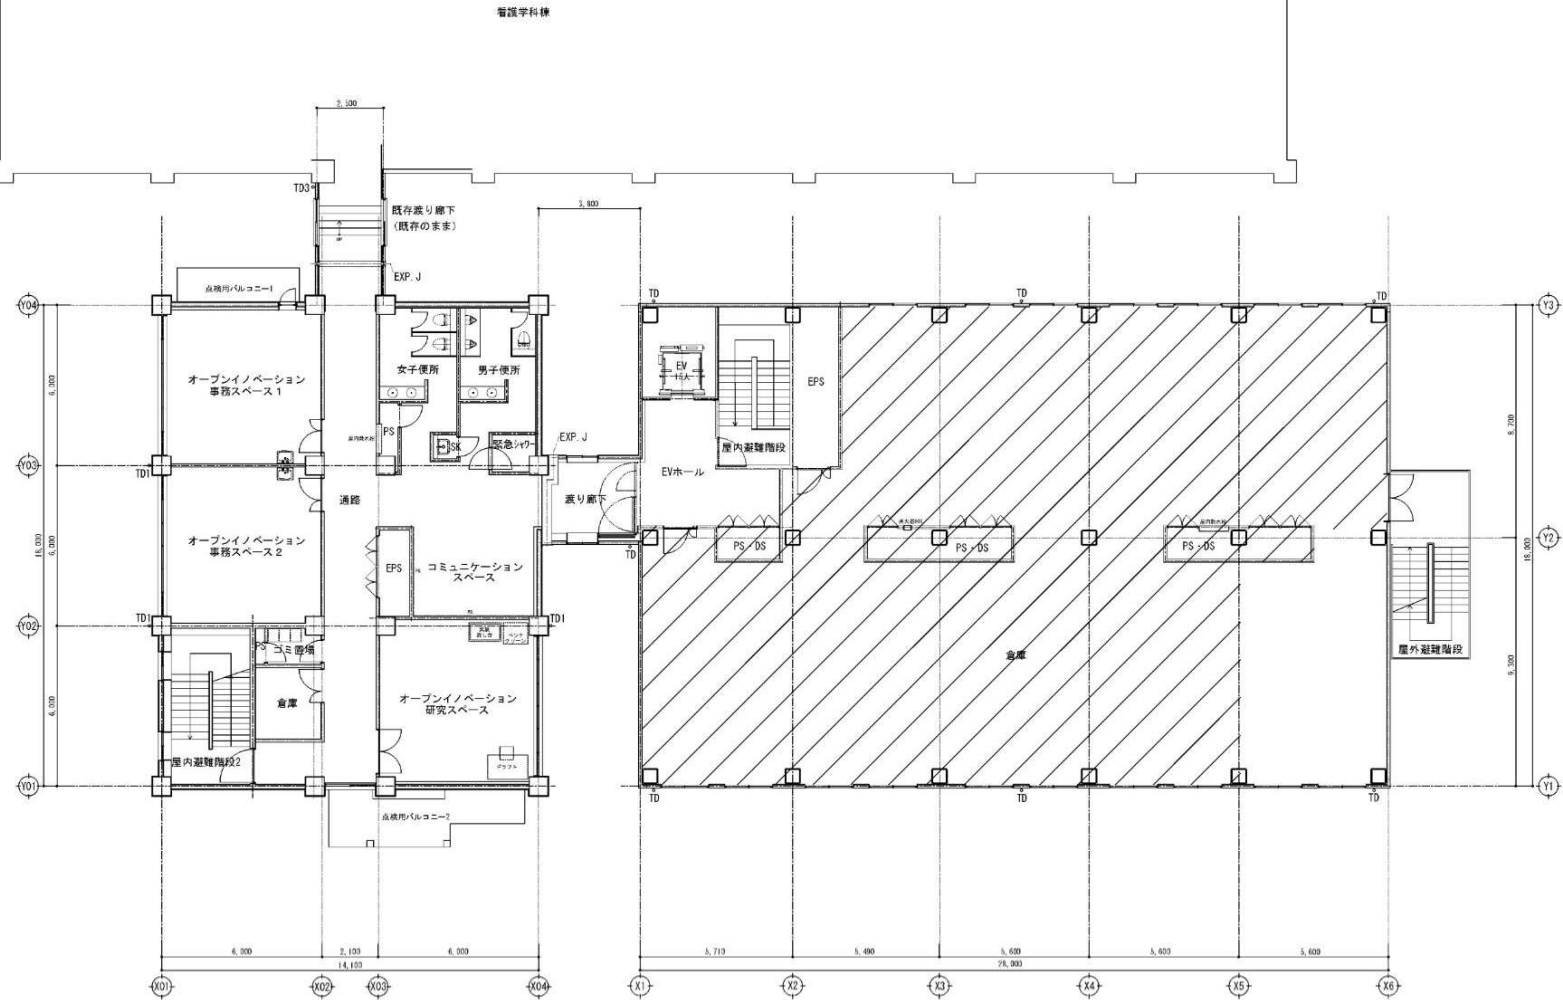

5 階平面図 (改修前)

本工事範囲を示す

基礎臨床研究棟

浜松医科大学施設課

工事名 浜松医科大学医工連携拠点棟 5 階改修工事

図面名称 5 階平面図 (改修前)

平成 31 年 1 月 図面番号 A- 縮尺 A1 : 1/100 (A3 : 1/200)

図面番号 A- 縮尺 A1 : 1/100 (A3 : 1/200)



 本工事範囲を示す

基礎臨床研究棟

浜松医科大学施設課									
工事名		浜松医科大学医工連携拠点棟5階改修工事							
図面名称		5階平面図（改修後）							
平成31年1月		図面番号		A-	縮尺		A1:1/20 A3:1/25		
図名	図号	図種	図尺	図種	図尺	図種	図尺	図種	図尺