


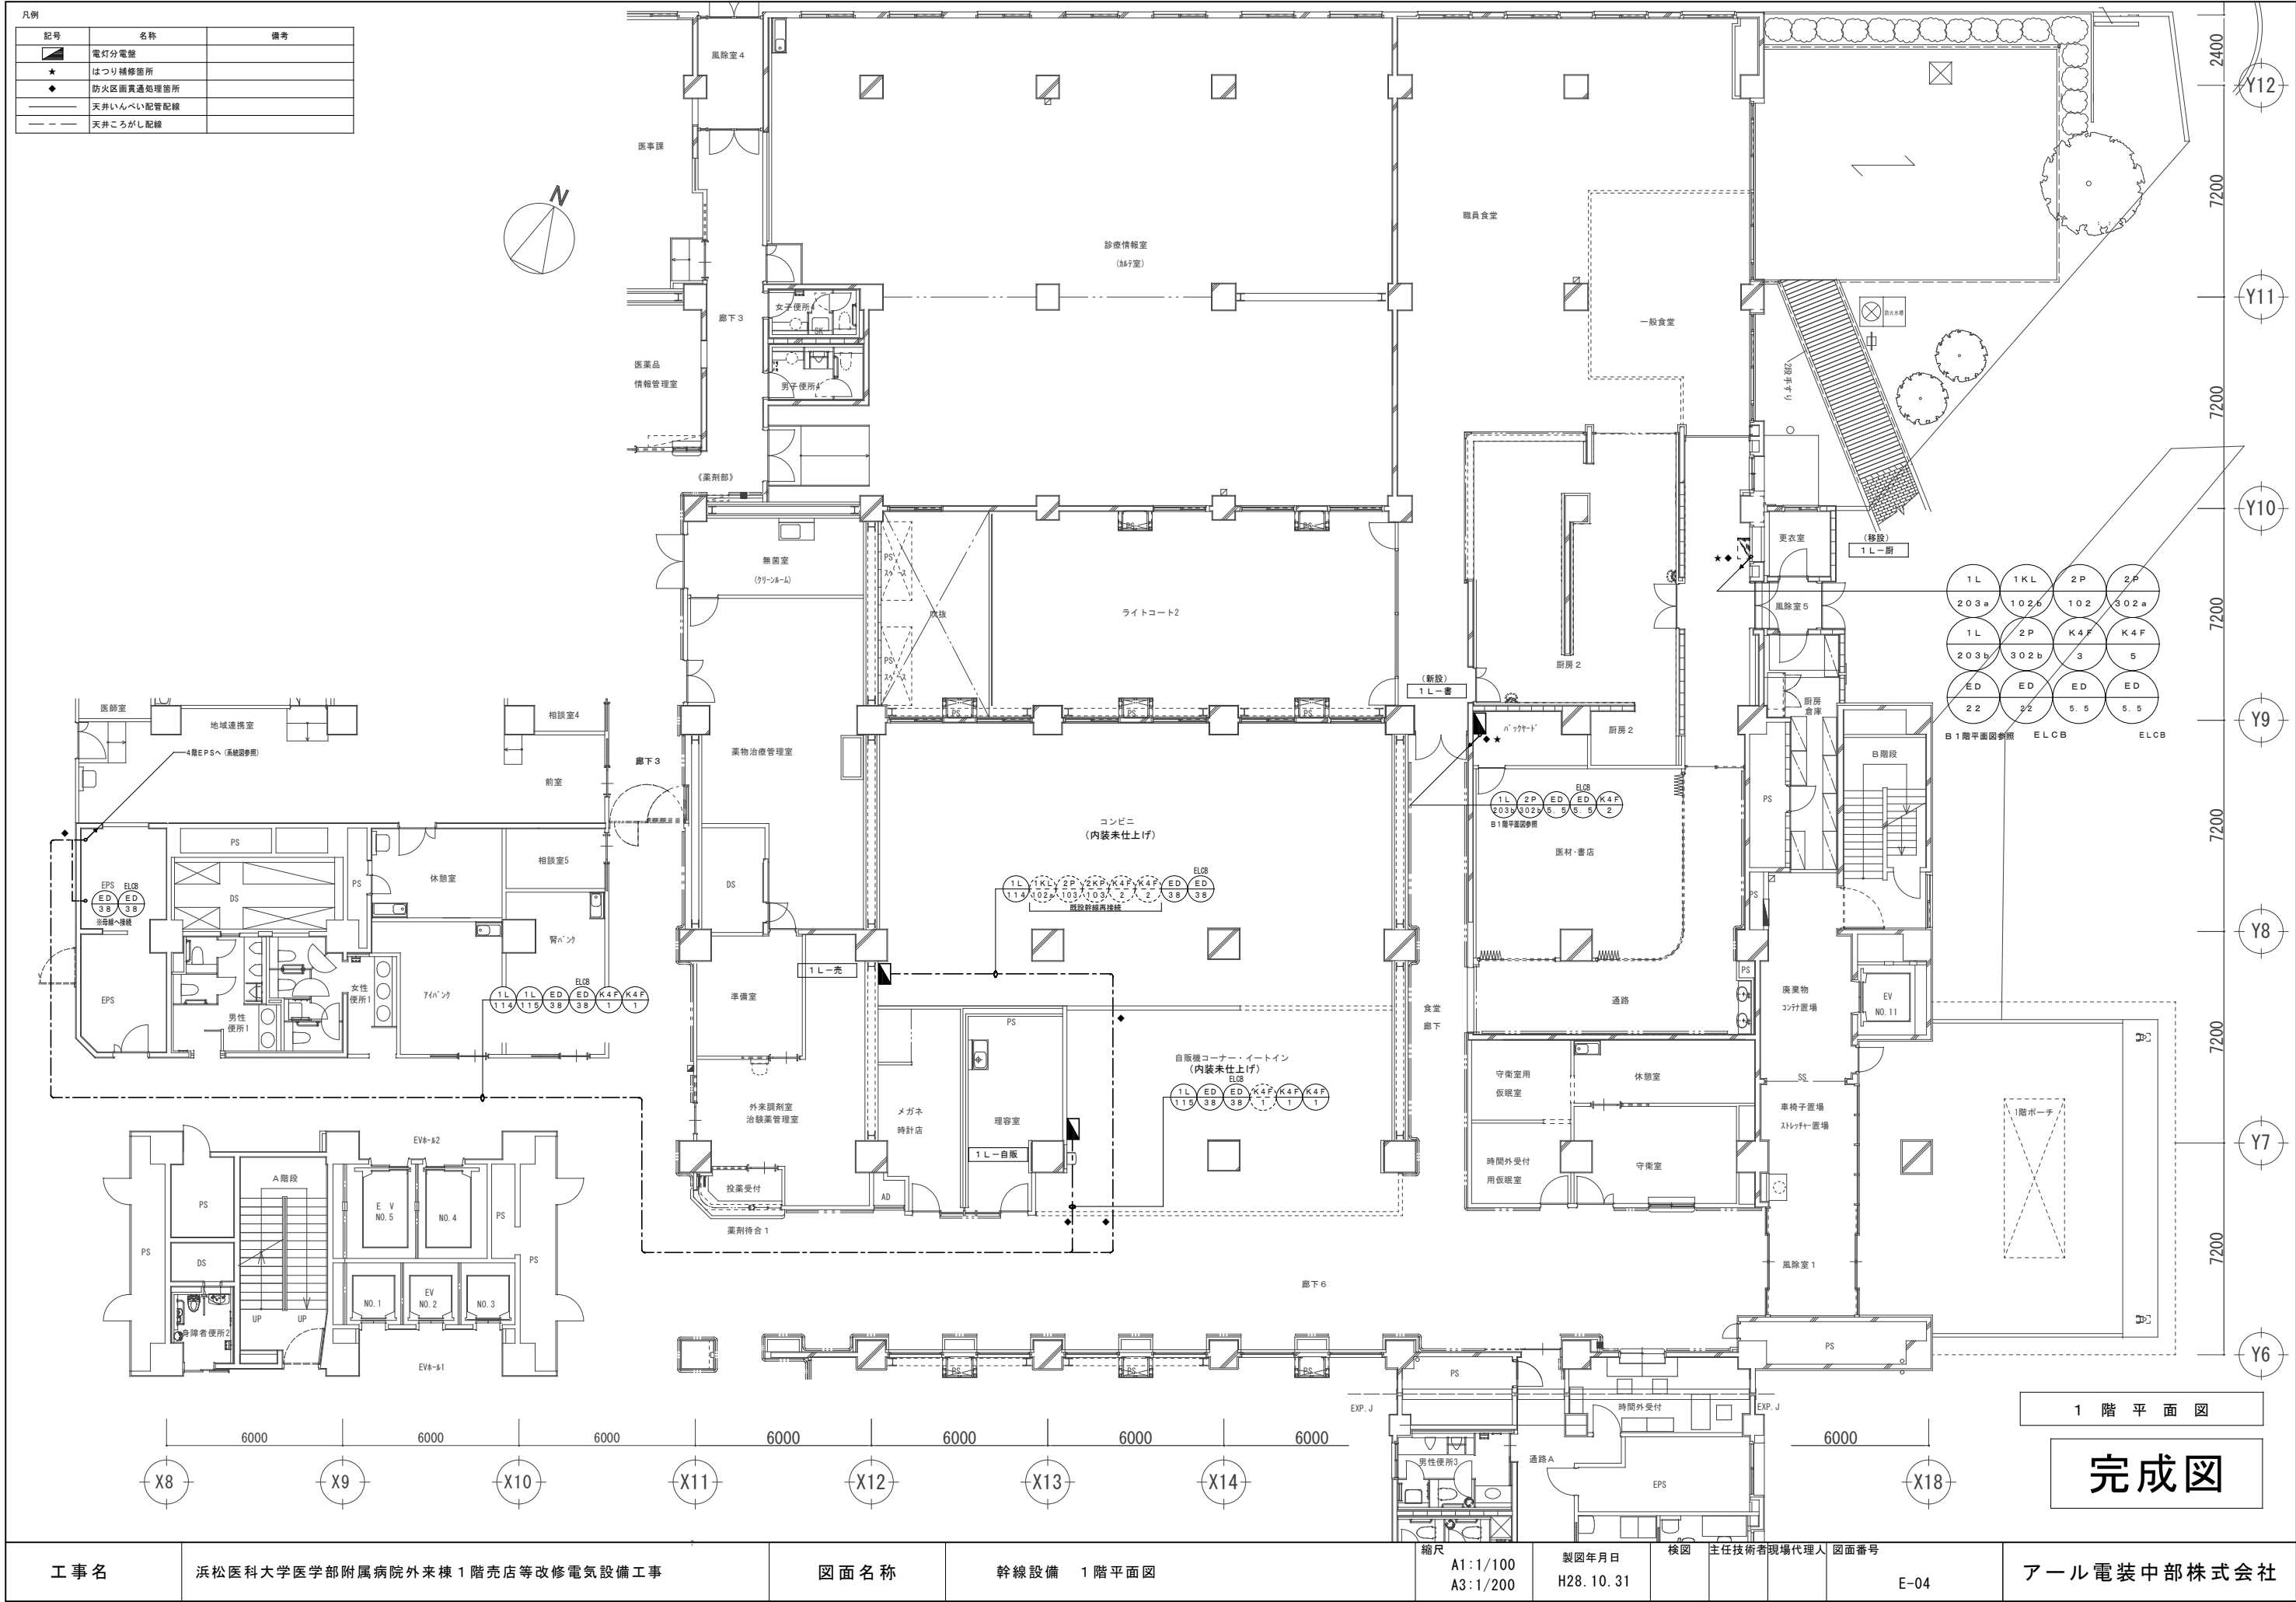

工 事 名	浜松医科大学医学部附属病院外来棟 1 階売店等改修電気設備工事	図 面 名 称	幹線設備 1 階平面図	縮尺	A1:1/100 A3:1/200	製図年月日	H28. 10. 31	検 図	主任技術者現場代理人 図面番号	E-04	アール電装中部株式会社
-------	---------------------------------	---------	-------------	----	----------------------	-------	-------------	-----	-----------------	------	-------------