


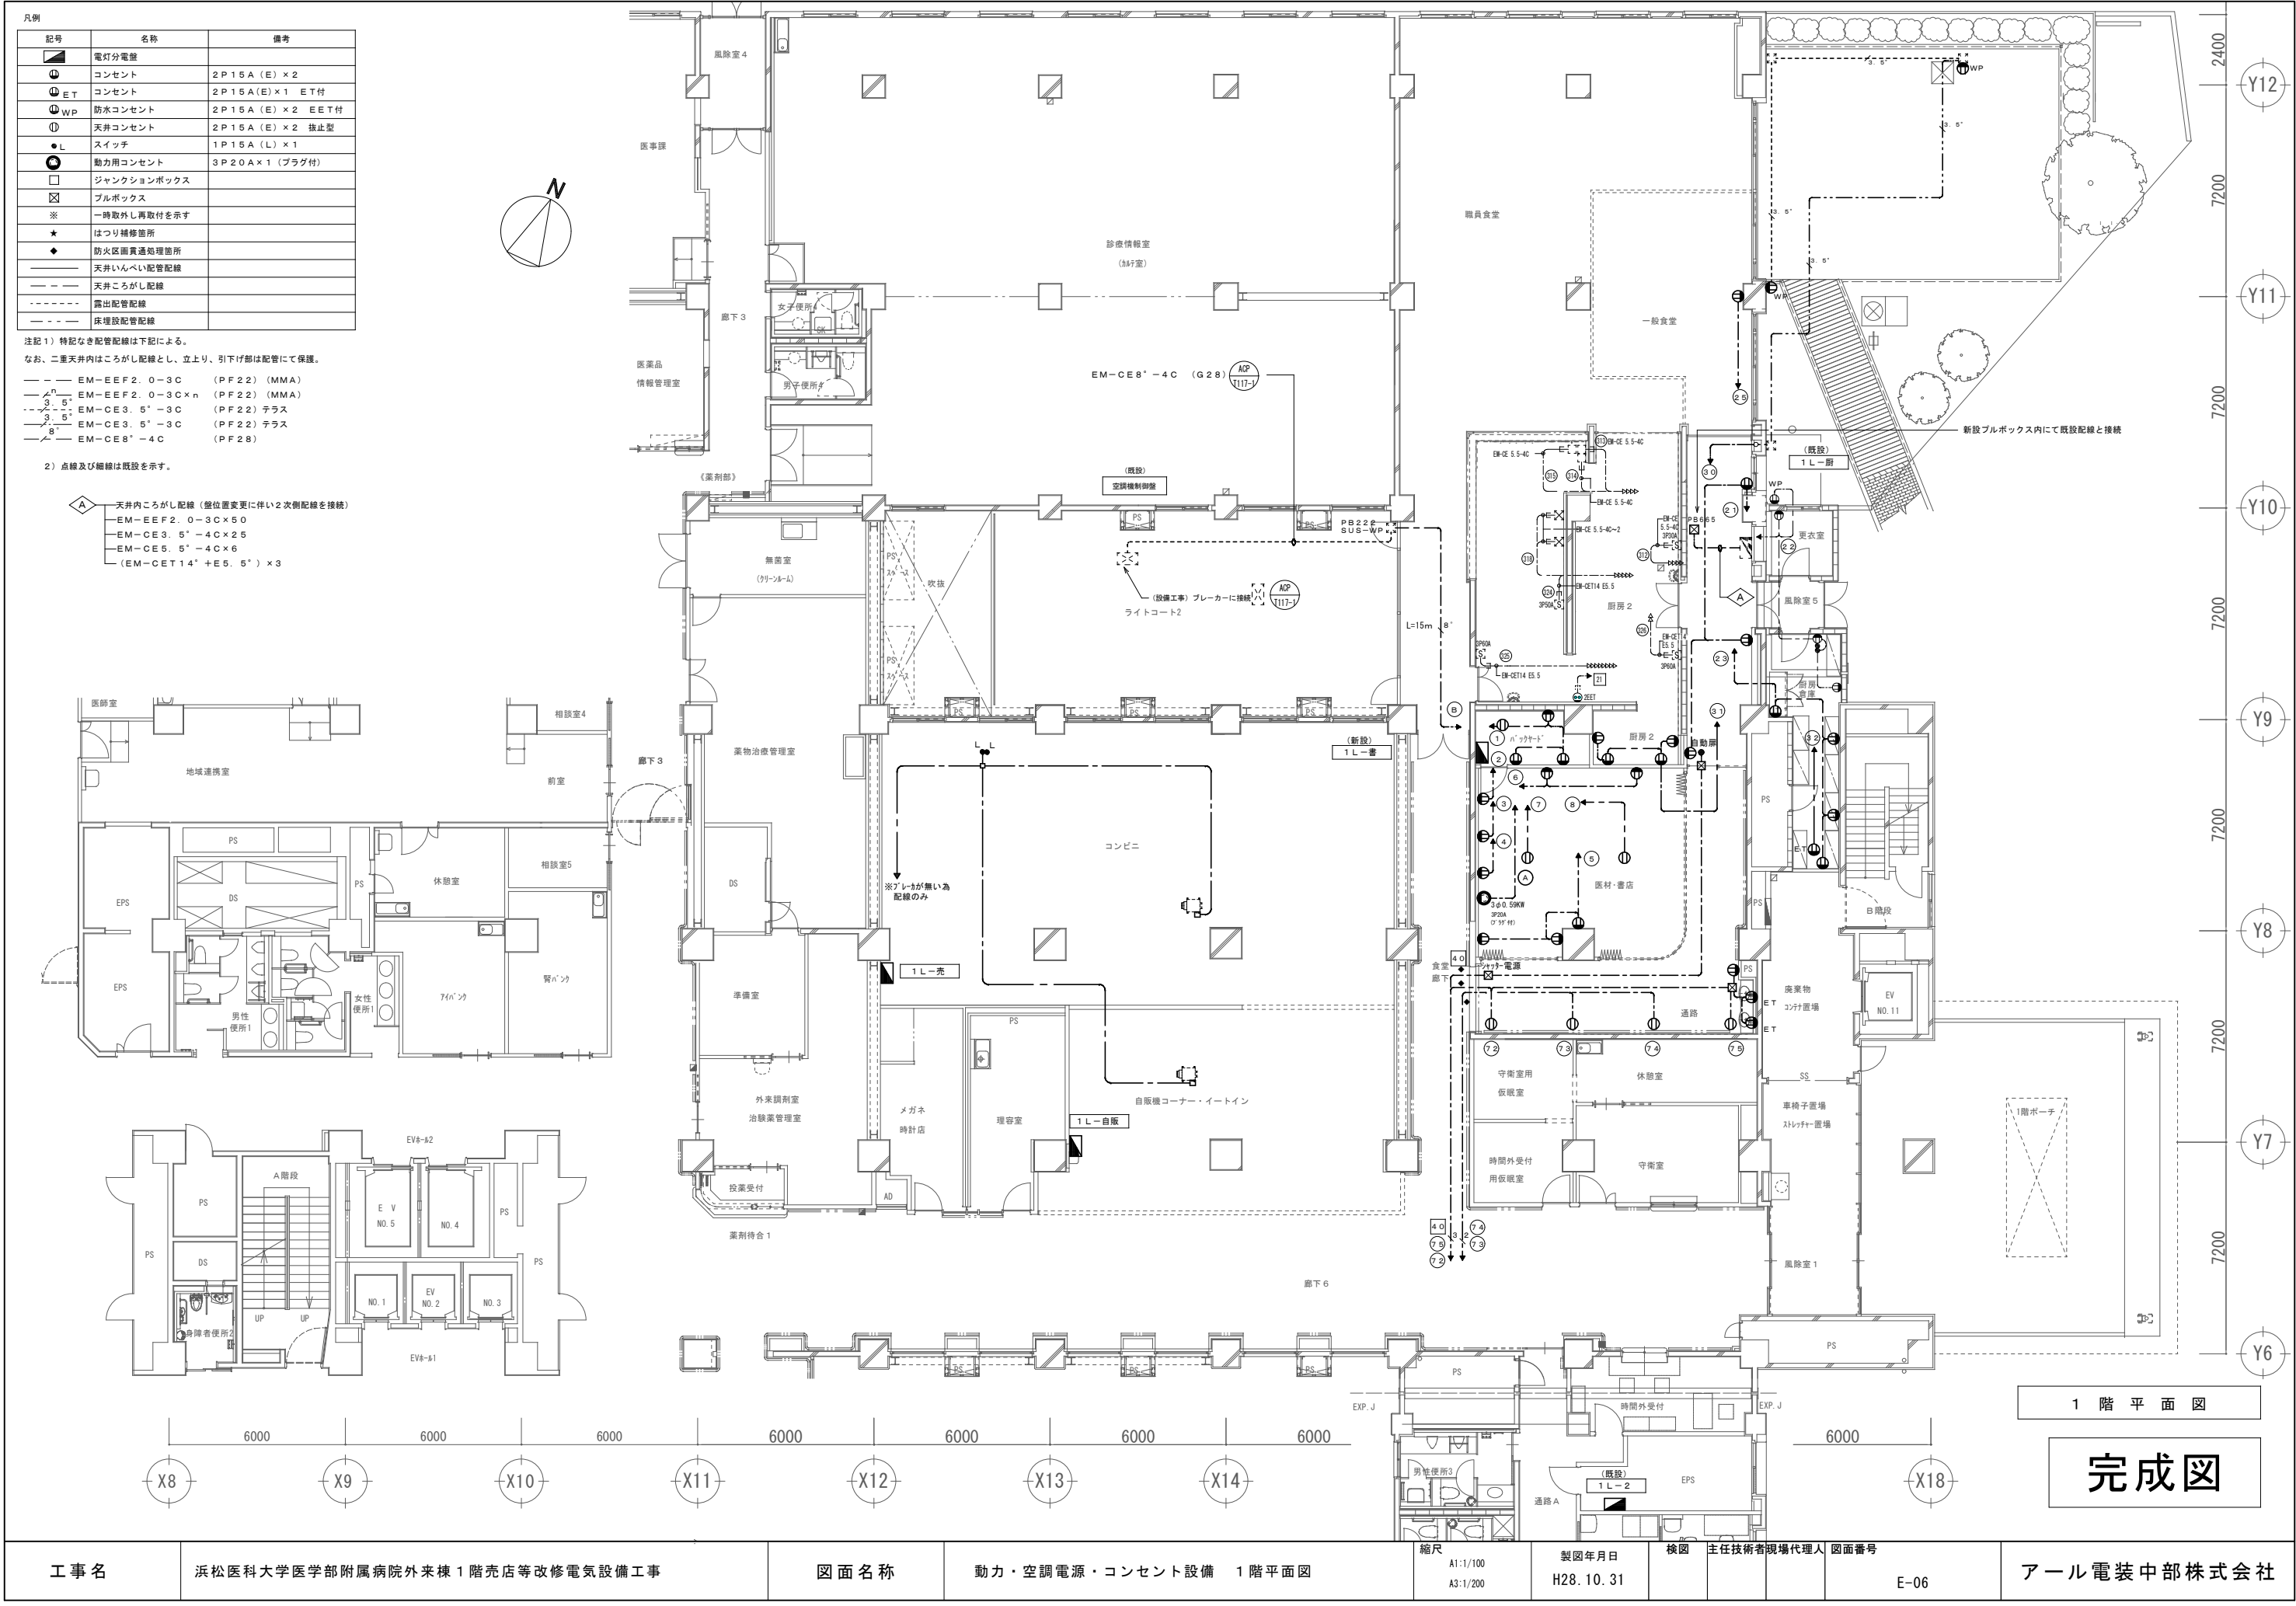

完成図

工事名	浜松医科大学医学部附属病院外来棟 1 階売店等改修電気設備工事	図面名称	動力・空調電源・コンセント設備 1 階平面図	縮尺	A1:1/100 A3:1/200	製図年月日	H28. 10. 31	検図	主任技術者現場代理人	図面番号	E-06	アール電装中部株式会社
-----	---------------------------------	------	------------------------	----	----------------------	-------	-------------	----	------------	------	------	-------------