


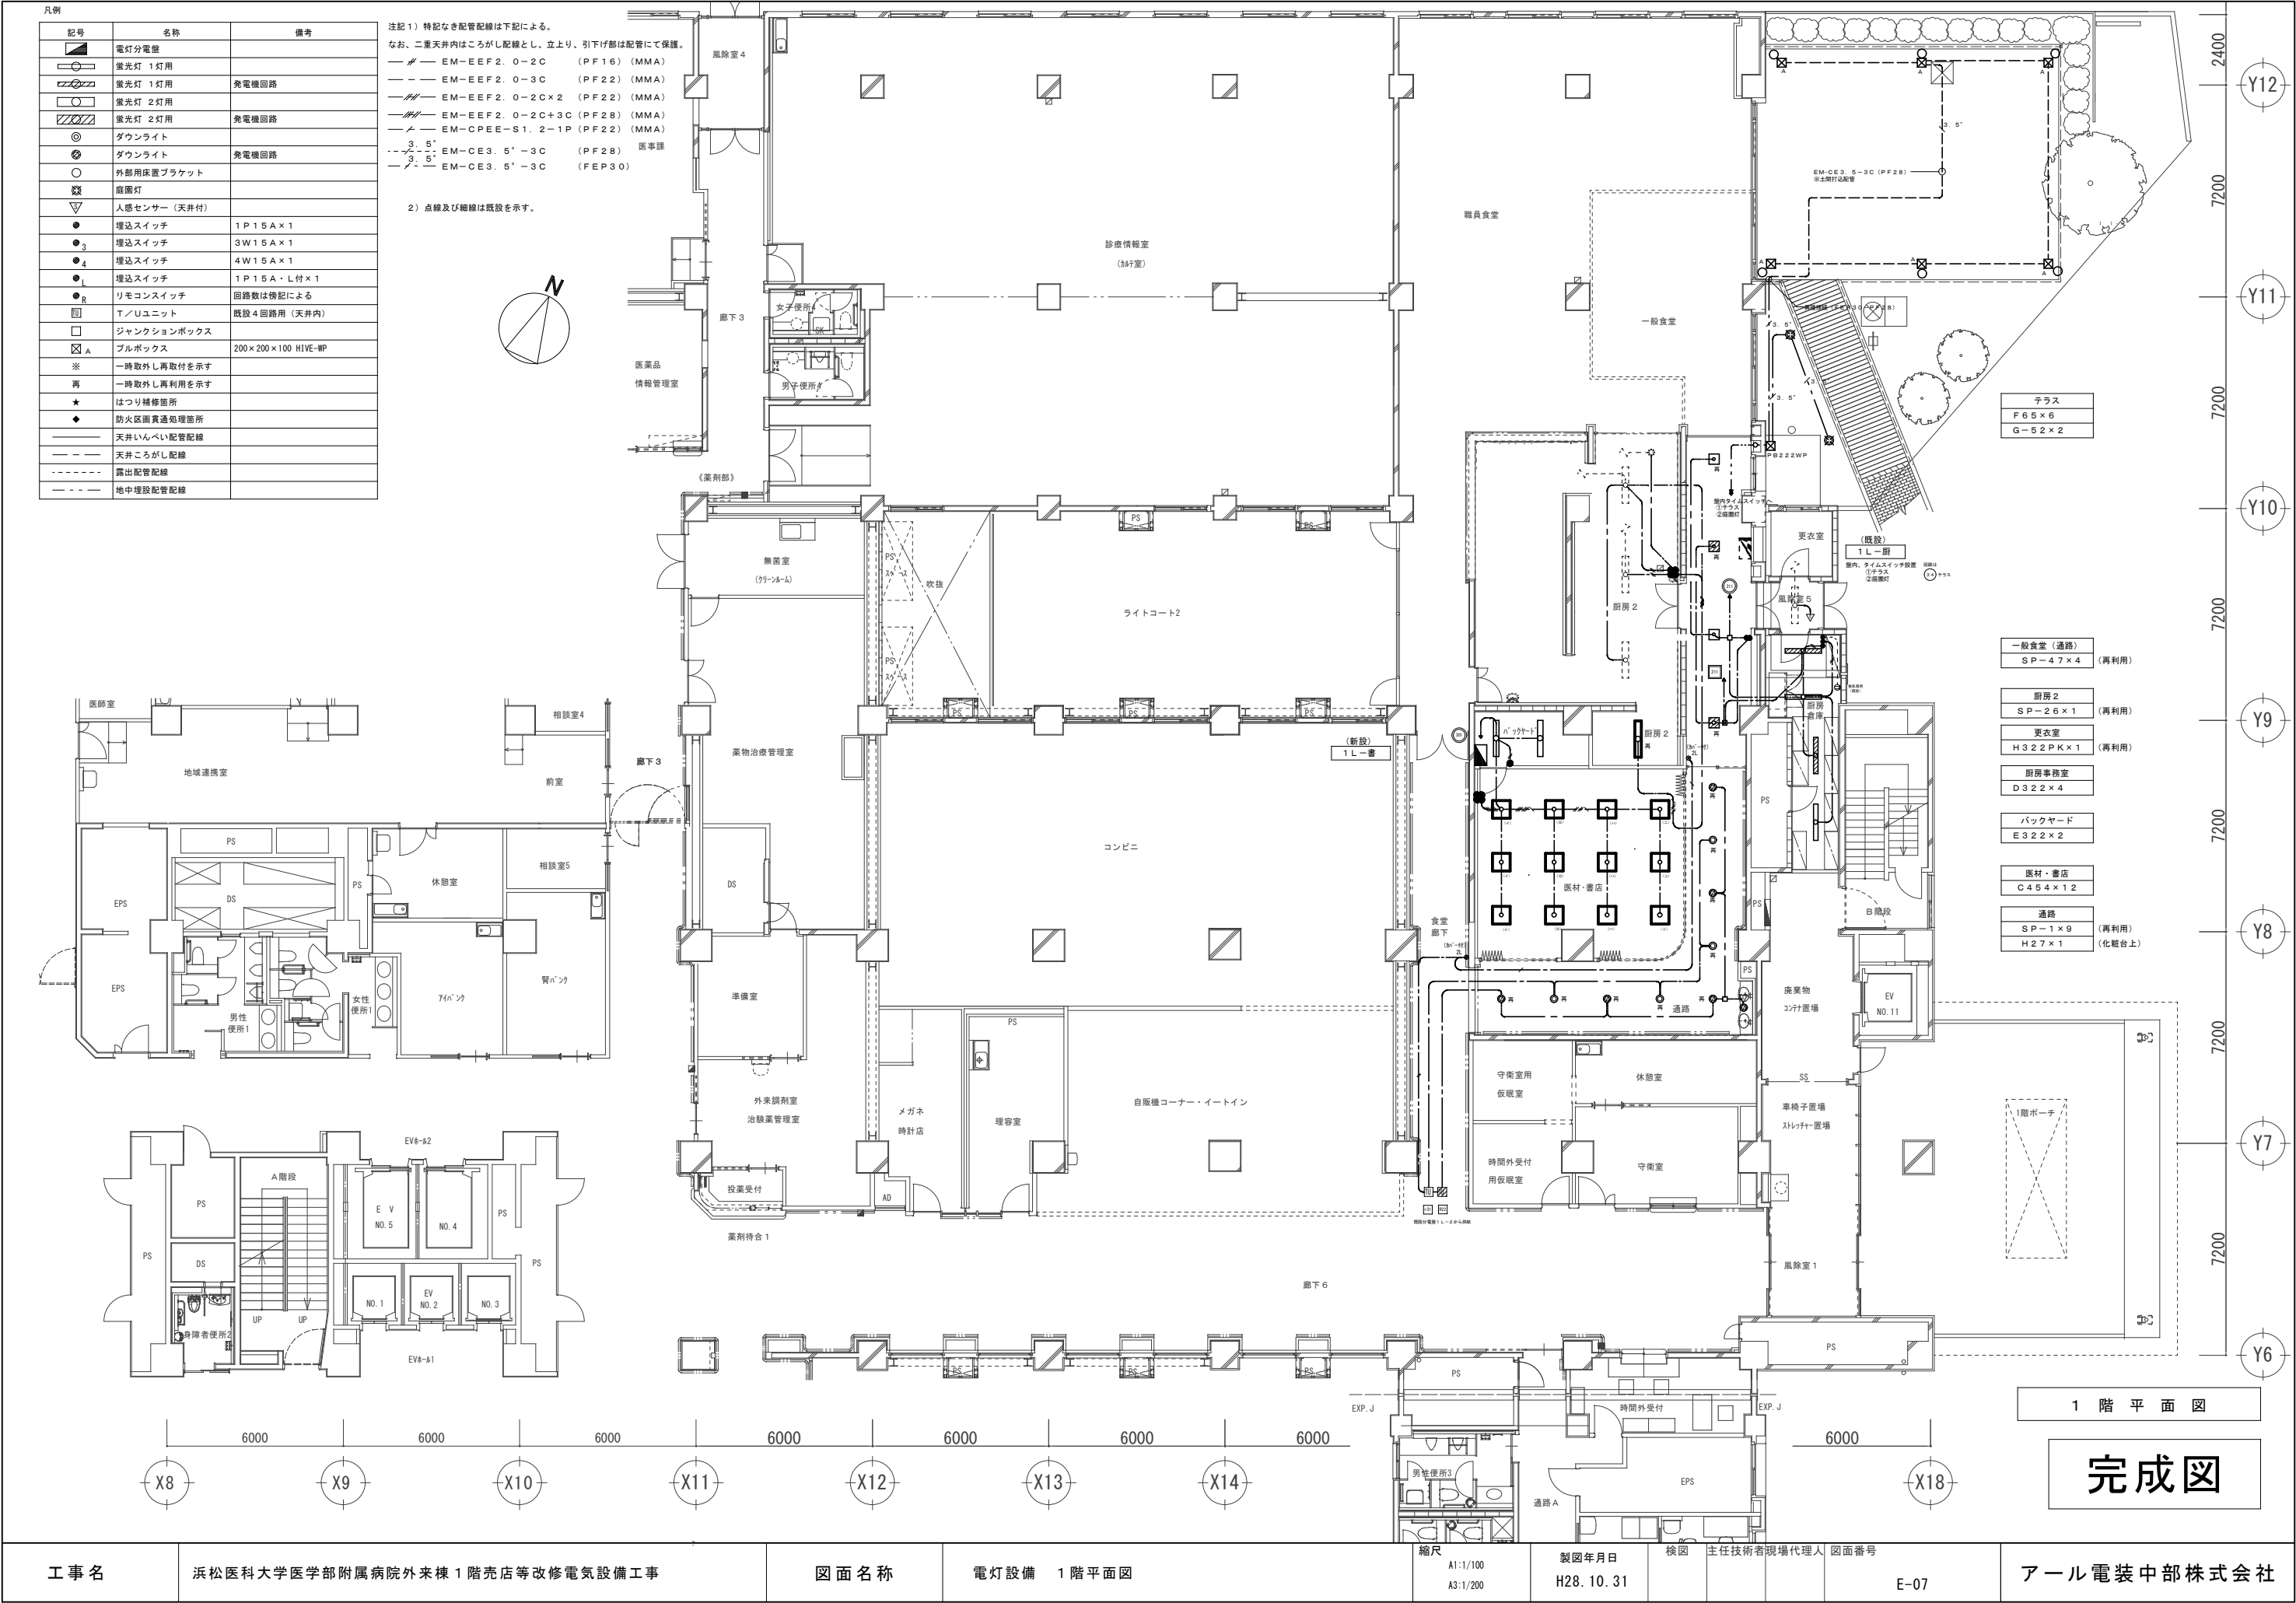

工 事 名 浜松医科大学医学部附属病院外来棟 1 階売店等改修電気設備工事

図 面 名 称 電 灯 設 備 1 階平面図

縮尺 A1:1/100 A3:1/200 製図年月日 H28. 10. 31 検図 主任技術者現場代理人 図面番号 E-07

アール電装中部株式会社