


凡例

記号	名称	備考
■	電灯分電盤	
●	非常照明	電源別置型
●CL	非常照明	電源別置型 (クリーンルーム用)
●	誘導灯	非常電源内蔵
□	ジャンクションボックス	
⊠	プルボックス	
※	一時取外し再取付を示す	
再	一時取外し再利用を示す	
★	はつり補修箇所	
◆	防火区画貫通処理箇所	
—	天井いんべい配管配線	
---	天井ころがし配線	
- - -	露出配管配線	

注記 1) 特記なき配管配線は下記による。
なお、二重天井内はころがし配線とし、立上り、引下げ部は配管にて保護。
— F P — EM-F P 2. 0-2 C (P F 16)
— — — EM-E E F 2. 0-3 C (P F 22)

2) 点線及び細線は既設を示す。

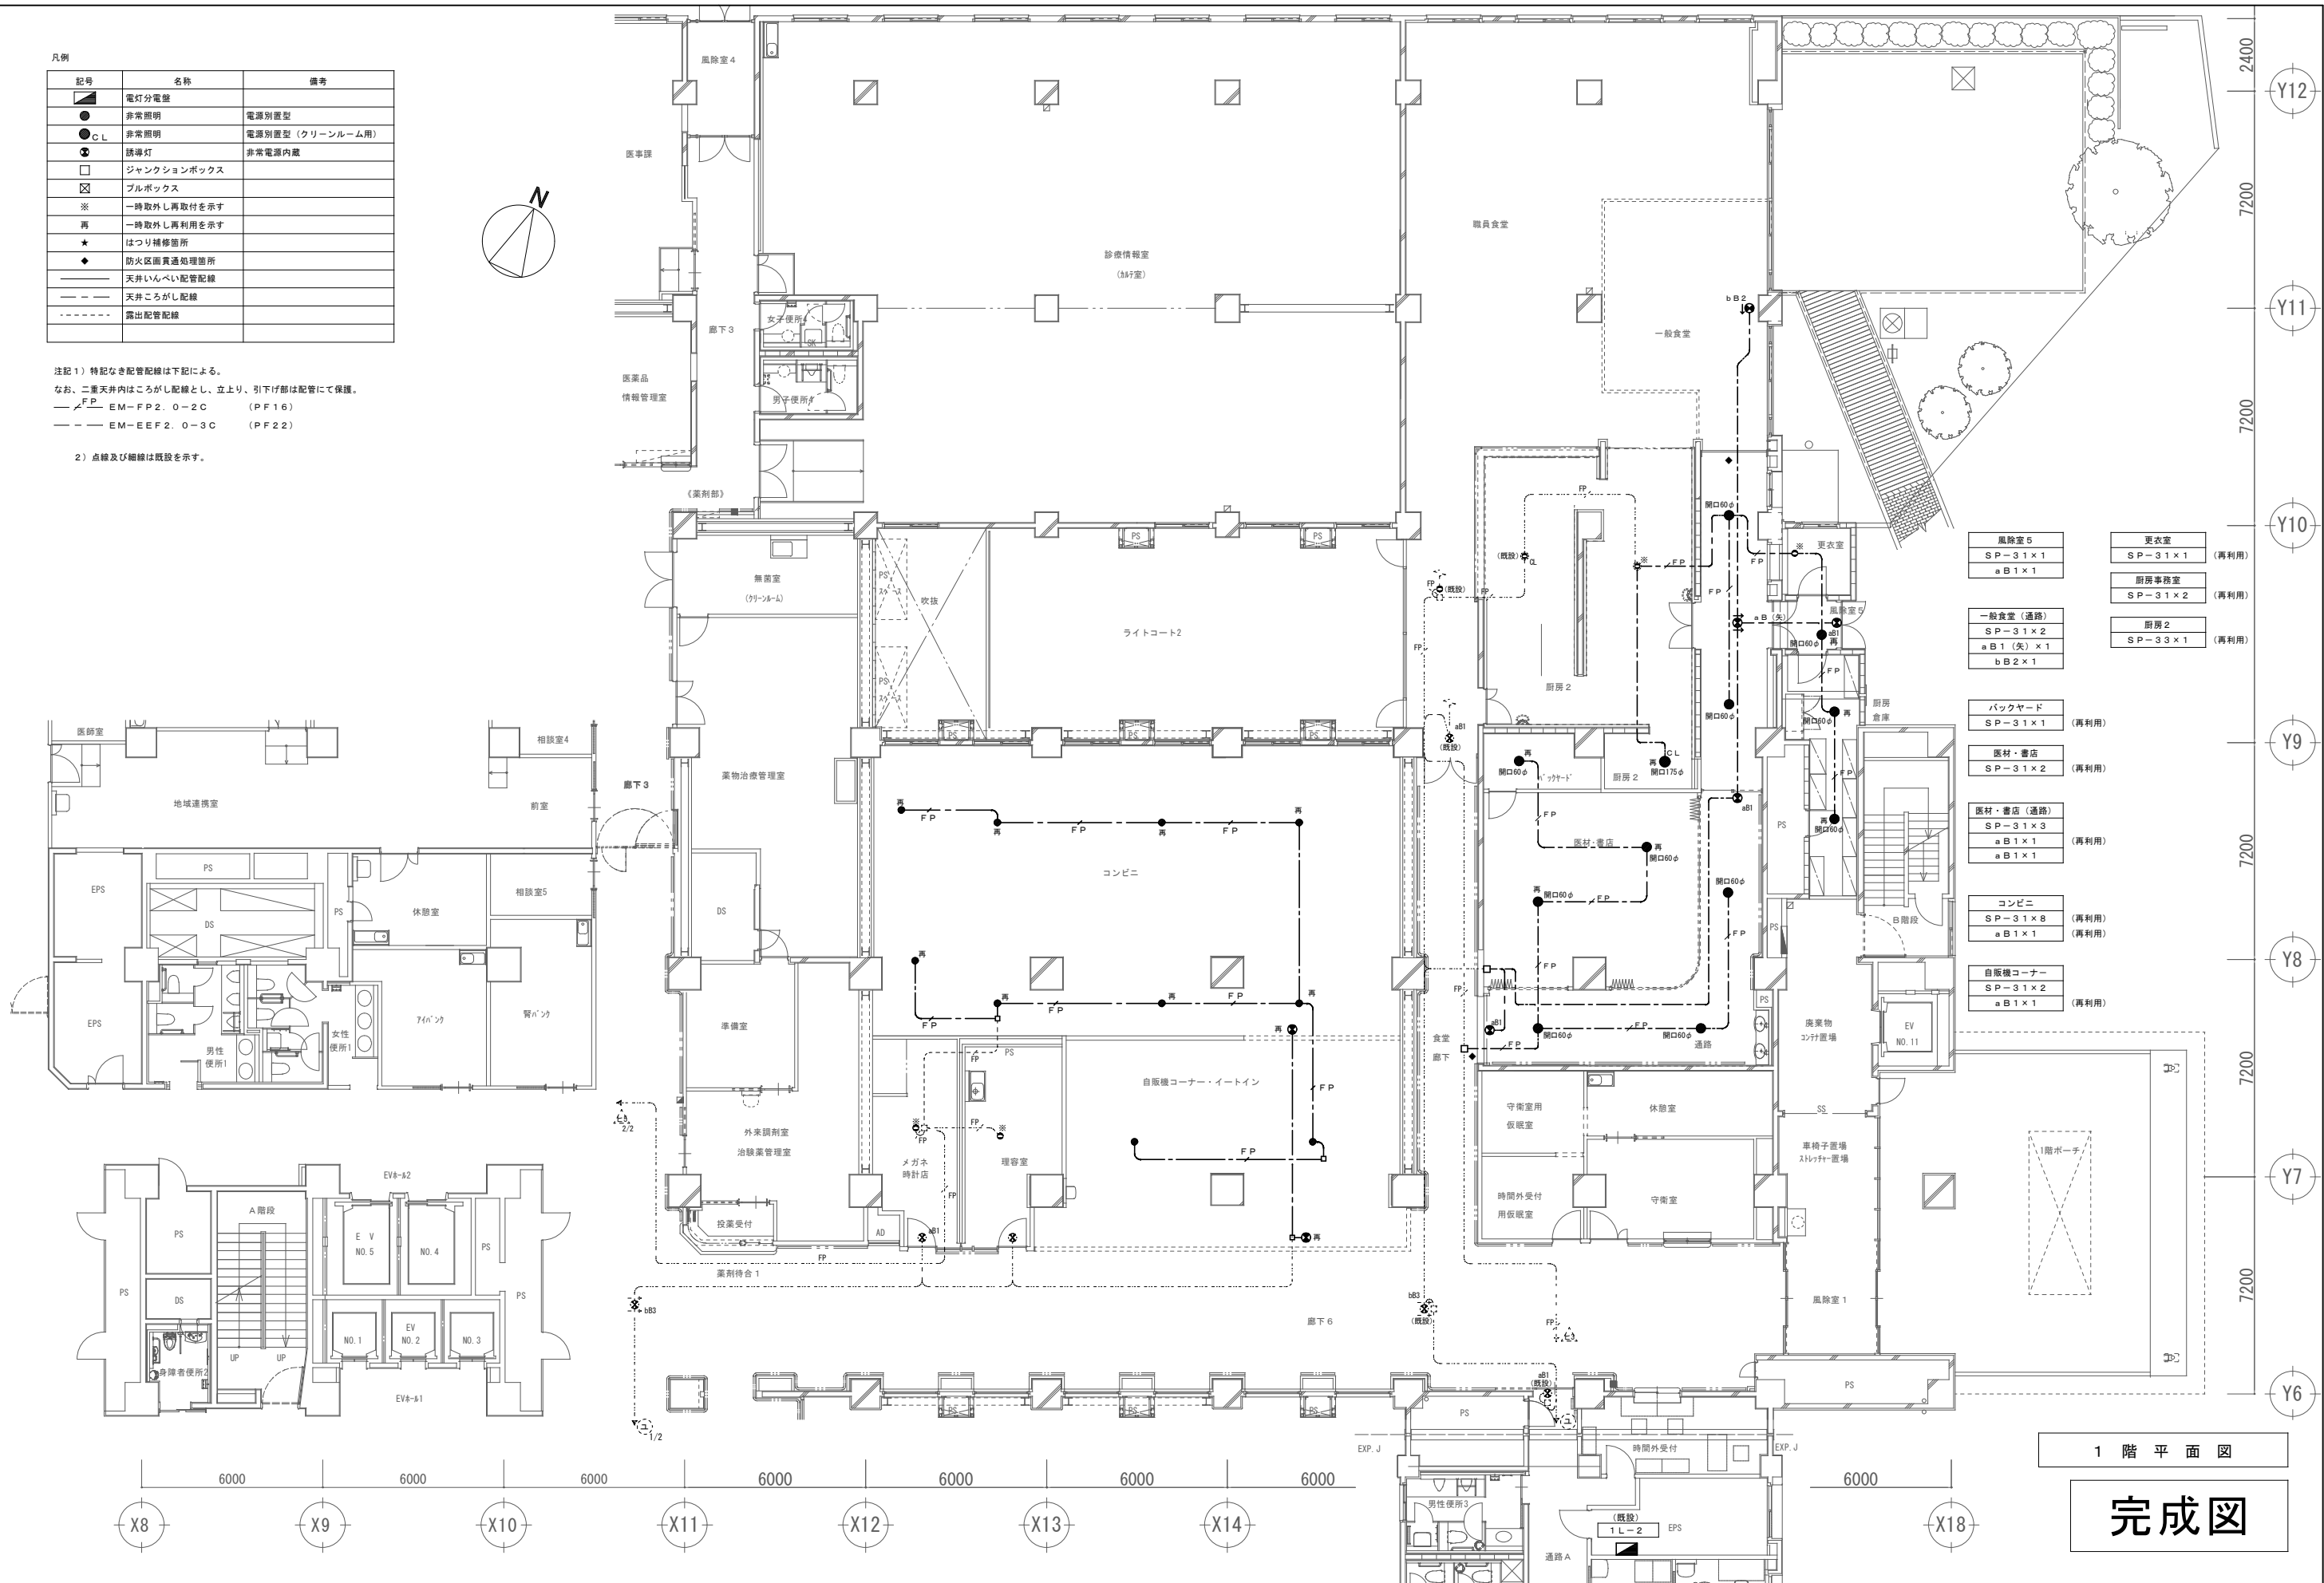

工 事 名	浜松医科大学医学部附属病院外来棟 1 階売店等改修電気設備工事	図 面 名 称	防災照明設備 1 階平面図	縮尺	A1:1/100 A3:1/200	製図年月日	H28. 10. 31	検 図	主任技術者現場代理人	図面番号	E-08	アール電装中部株式会社
-------	---------------------------------	---------	---------------	----	----------------------	-------	-------------	-----	------------	------	------	-------------