
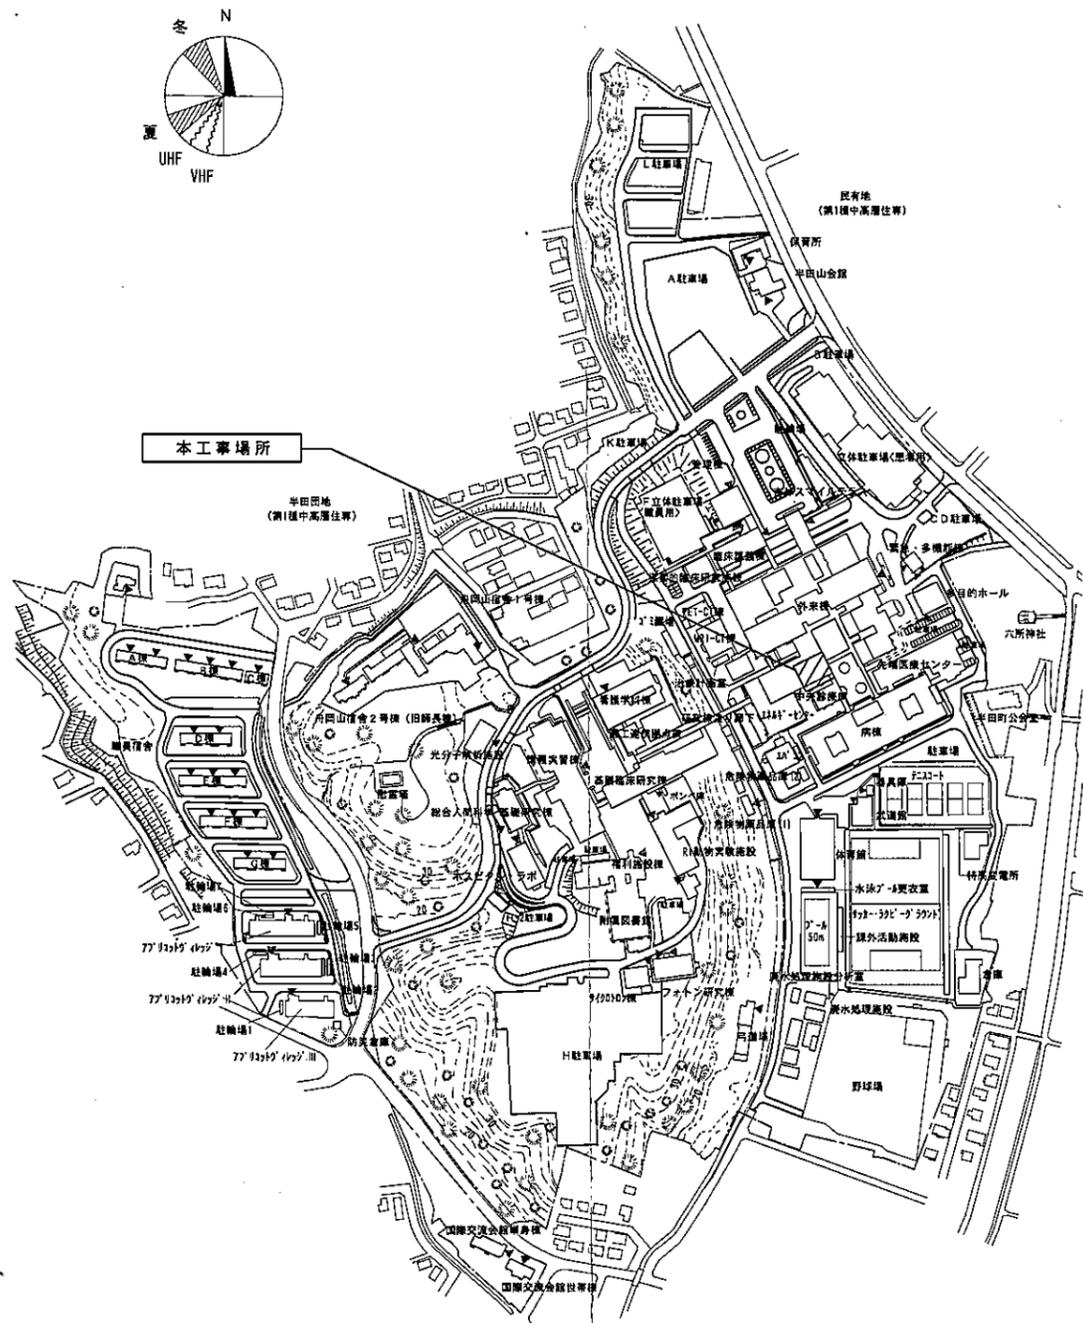



# 特記仕様書

I 工事概要	
1. 工事名称	浜松医科大学医学部附属病院外来棟3階中学生教室等空調設備更新工事
2. 工事位置	外来棟3階
3. 完成期限	令和8年3月27日(金)
4. 工事の種類規模等	本工事は、外来棟3階の教員室、小学生教室、中学生教室の空調機を更新するものである。
II 一般特記事項	
1. 総則	(1) 国立大学法人浜松医科大学工事請負契約基準、本特記仕様書1枚及び図面1枚によるほか、以下を適用する。 公共建築工事標準仕様書(機械設備工事編)(令和7年版) 公共建築改修工事標準仕様書(機械設備工事編)(令和7年版) 公共建築設備工事標準図(機械設備工事編)(令和7年版) 文部科学省機械設備工事標準仕様書(特記基準)(令和7年版) 文部科学省機械設備工事標準図(特記基準)(平成31年版) 工事写真撮影要領(令和5年版)
2. 請負代金の支払い	請負代金は、浜松医科大学会計課より工事完成後に1回で支払うものとする。
3. 発生材処理	工事により発生した廃棄物は請負者の責任の下に構外搬出処分とする。
4. 試運転調整	機器据え付け後、所定の性能が出るか試運転調整を行い記録を取ること。
5. 工事用電力等	電気、水道については、構内のものを支給する。 トイレ、駐車場については、構内のものを無償利用できる。なお、使用場所については監督職員と協議すること。

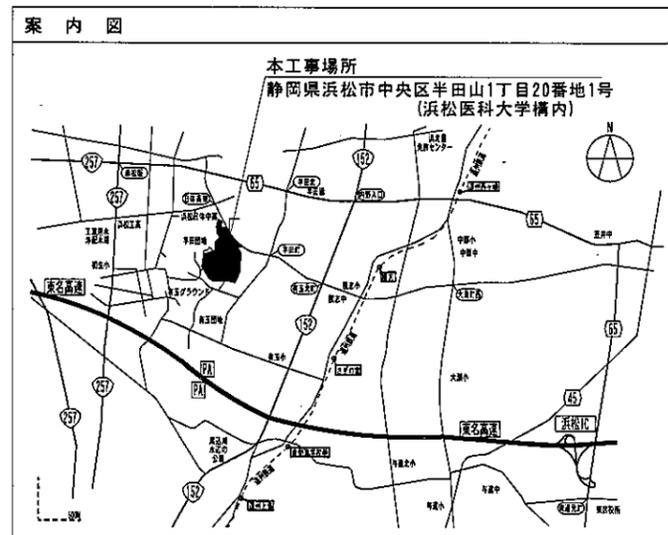


工事名	浜松医科大学医学部附属病院外来棟3階中学生教室等空調設備更新工事	図面番号	M-1
図面名称	案内図・配置図・特記仕様書	縮尺	A3:1/3000
浜松医科大学施設課 課長 [印] 課長補佐 [印]		係長 [印]	担当 [印]


令和8年2月

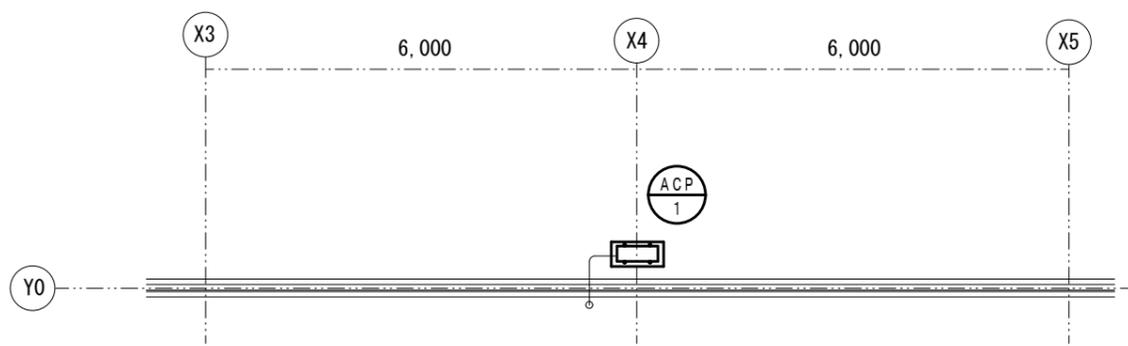


外来棟 4階平面図 1/100

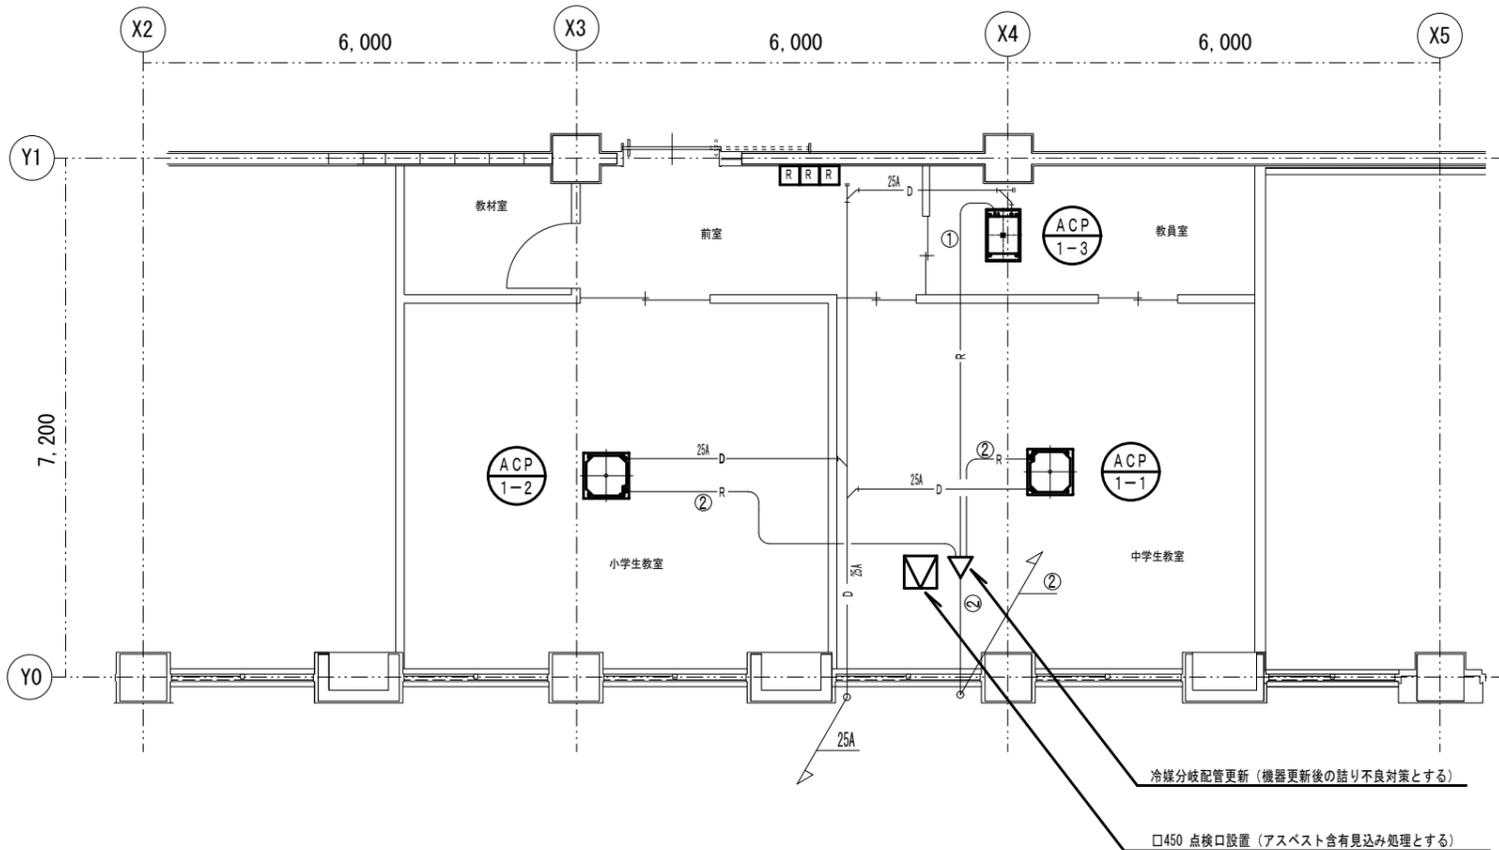

外来棟 3階平面図 (天井配管) 1/100

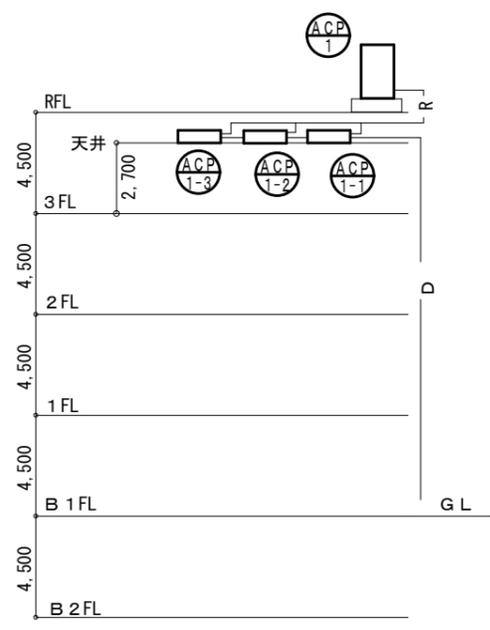

外来棟空調系統図

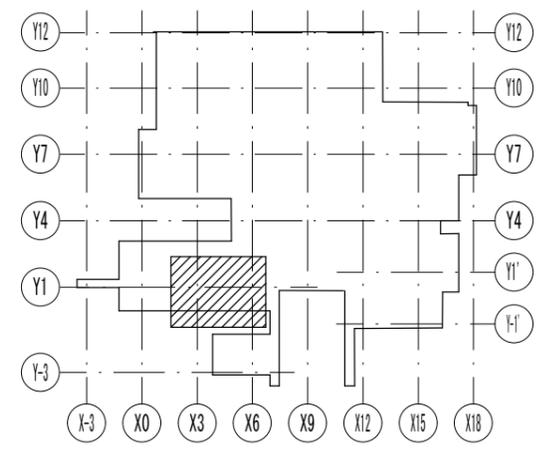

Key Plan

冷媒管サイズ

記号	液管	ガス管
①	6.35φ	12.7φ
②	9.52φ	15.88φ

更新機器リスト

機器番号	品名	冷房能力	暖房能力	電源	備考	参考型番
ACP-1	空冷ヒートポンプ式マルチエアコン 室外機	14.0Kw	16.0Kw	3φ 200V		PUMY-FRP160HM
ACP-1-1	空冷ヒートポンプ式マルチエアコン 室内機	7.1Kw	8.0Kw	1φ 200V	ドレンアップメカ・パネル・リモコン 付属品一式	PLFY-MP71GM
ACP-1-2	空冷ヒートポンプ式マルチエアコン 室内機	7.1Kw	8.0Kw	1φ 200V	ドレンアップメカ・パネル・リモコン 付属品一式	PLFY-MP71GM
ACP-1-3	空冷ヒートポンプ式マルチエアコン 室内機	2.2Kw	2.5Kw	1φ 200V	ドレンアップメカ・パネル・リモコン 付属品一式	PMFY-MP22BM

※本表機器の更新を行う (機器更新に伴う周辺配管も含む)  
 ※既設品は場外処理にて撤去とする

工事名	浜松医科大学医学部附属病院外来棟 3階中学生教室等空調設備更新工事			図面番号	M - 2	
図面名称	空調設備平面図、系統図		縮尺	A3 1/100	図面作成	令和8年2月
浜松医科大学施設課			課長	課長補佐	係長	担当