

建築工事特記仕様書



I. 工事概要	
1. 工事名	浜松医科大学医学部附属病院外来棟栄養部女子更衣室他空調設備改修工事
2. 工事場所	静岡県浜松市中央区半田山一丁目20番1号(浜松医科大学構内)
3. 完成期限	令和6年3月29日(金曜日)
4. 工事の種類規模等	本工事は、外来棟地下1階栄養部女子更衣室、探索的臨床研究施設2階更衣室、及び病棟2階管理室の空調設備を改修するものである。
II. 一般特記事項	
1. 総則	(1) この工事の受注者は、この特記仕様書、 国立大学法人浜松医科大学工事請負契約基準、図面4枚 公共建築改修工事標準仕様書(統一基準)(機械設備工事編)(令和4年版) 文部科学省機械設備工事標準仕様書(特記基準)(令和4年版) 公共建築設備工事標準図(統一基準)(機械設備工事編)(令和4年版) 文部科学省機械設備工事標準図(特記基準)(令和4年版) に基づき工事を施工する。
2. 施工条件	(1) 工事に際して、工事範囲を明確に区分し、学生・教職員等 第三者の安全を確保すること。 (2) 騒音・振動・停電・断水等を伴う工事は、監督職員と協議の上実 施すること。 (3) 工事エリア以外は立入禁止とする。 (4) 電気、水道については構内のものを無償支給する。 分岐箇所については監督職員と協議する。 (5) トイレ、駐車場については構内のものを無償利用できる。 使用場所については監督職員と協議する。 (6) 発生材は受注者の責任において法令に則り適正に処分する。
3. 請負代金の支払い	(1) 請負代金は、工事完成後浜松医科大学会計課より1回に支払う

撤去機器リスト

機器番号	品名	冷房能力	暖房能力	電源	備考
RAC-1	ルームエアコン 室外機	4.0kW	5.0kW	1φ200V	ドレンアップキット、ワイヤレスリモコン、冷媒管共撤去 既存型番MSZ-JXV407S-W 室内機設置場所：外来棟地下1階栄養部女子更衣室
RAC-1-1	ルームエアコン 室内機	4.0kW	5.0kW		
PAC-1	パッケージエアコン 室外機	12.5kW	14.0kW	3φ200V	ワイヤードレンアップ撤去 既存型番RAS-NP140HVR 室内機設置場所：探索的臨床研究施設2階更衣室
PAC-1-1	パッケージエアコン 室内機	12.5kW	14.0kW		
PAC-2	パッケージエアコン 室外機	4.5kW	5.0kW	1φ200V	ワイヤードレンアップ撤去 既存型番FDCVP503HK 室内機設置場所：病棟2階管理室
PAC-2-1	パッケージエアコン 室内機	4.5kW	5.0kW		


新設機器リスト

機器番号	品名	冷房能力	暖房能力	電源	備考
RAC-1	ルームエアコン 室外機	4.0kW	5.0kW	1φ200V	新設：ドレンアップキット、ワイヤレスリモコン、冷媒管(液6.35φ/ガス9.52φ) 冷媒管外装(屋内スリムダクト、屋外ガムラウム鋼板ラッキング)、 室外機用壁掛け架台(溶融亜鉛メッキまたはガムラウム鋼板) 室外機転倒防止金物、内外連絡線 既存再使用：ドレン管、単相200Vコンセント 室内機設置場所：外来棟地下1階栄養部女子更衣室
RAC-1-1	ルームエアコン 室内機 壁掛け	4.0kW	5.0kW		
PAC-1	パッケージエアコン 室外機	12.5kW	14.0kW	3φ200V	新設：ドレンアップ機、ワイヤードレンアップ 既存再使用：冷媒管、内外連絡線、リモコン線、室外機壁掛け架台 室外機転倒防止金物、電源線、ドレン管 室内機設置場所：探索的臨床研究施設2階更衣室
PAC-1-1	パッケージエアコン 室内機 シングル、天板4方向	12.5kW	14.0kW		
PAC-2	パッケージエアコン 室外機	4.5kW	5.0kW	1φ200V	新設：ワイヤードレンアップ、タイマーベース(室外機)、転倒防止金物(室外機) 風向ルーバー(室外機) 既存再使用：冷媒管、内外連絡線、リモコン線、電源線、ドレン管 室内機設置場所：病棟2階管理室
PAC-2-1	パッケージエアコン 室内機 シングル、壁掛け	4.5kW	5.0kW		

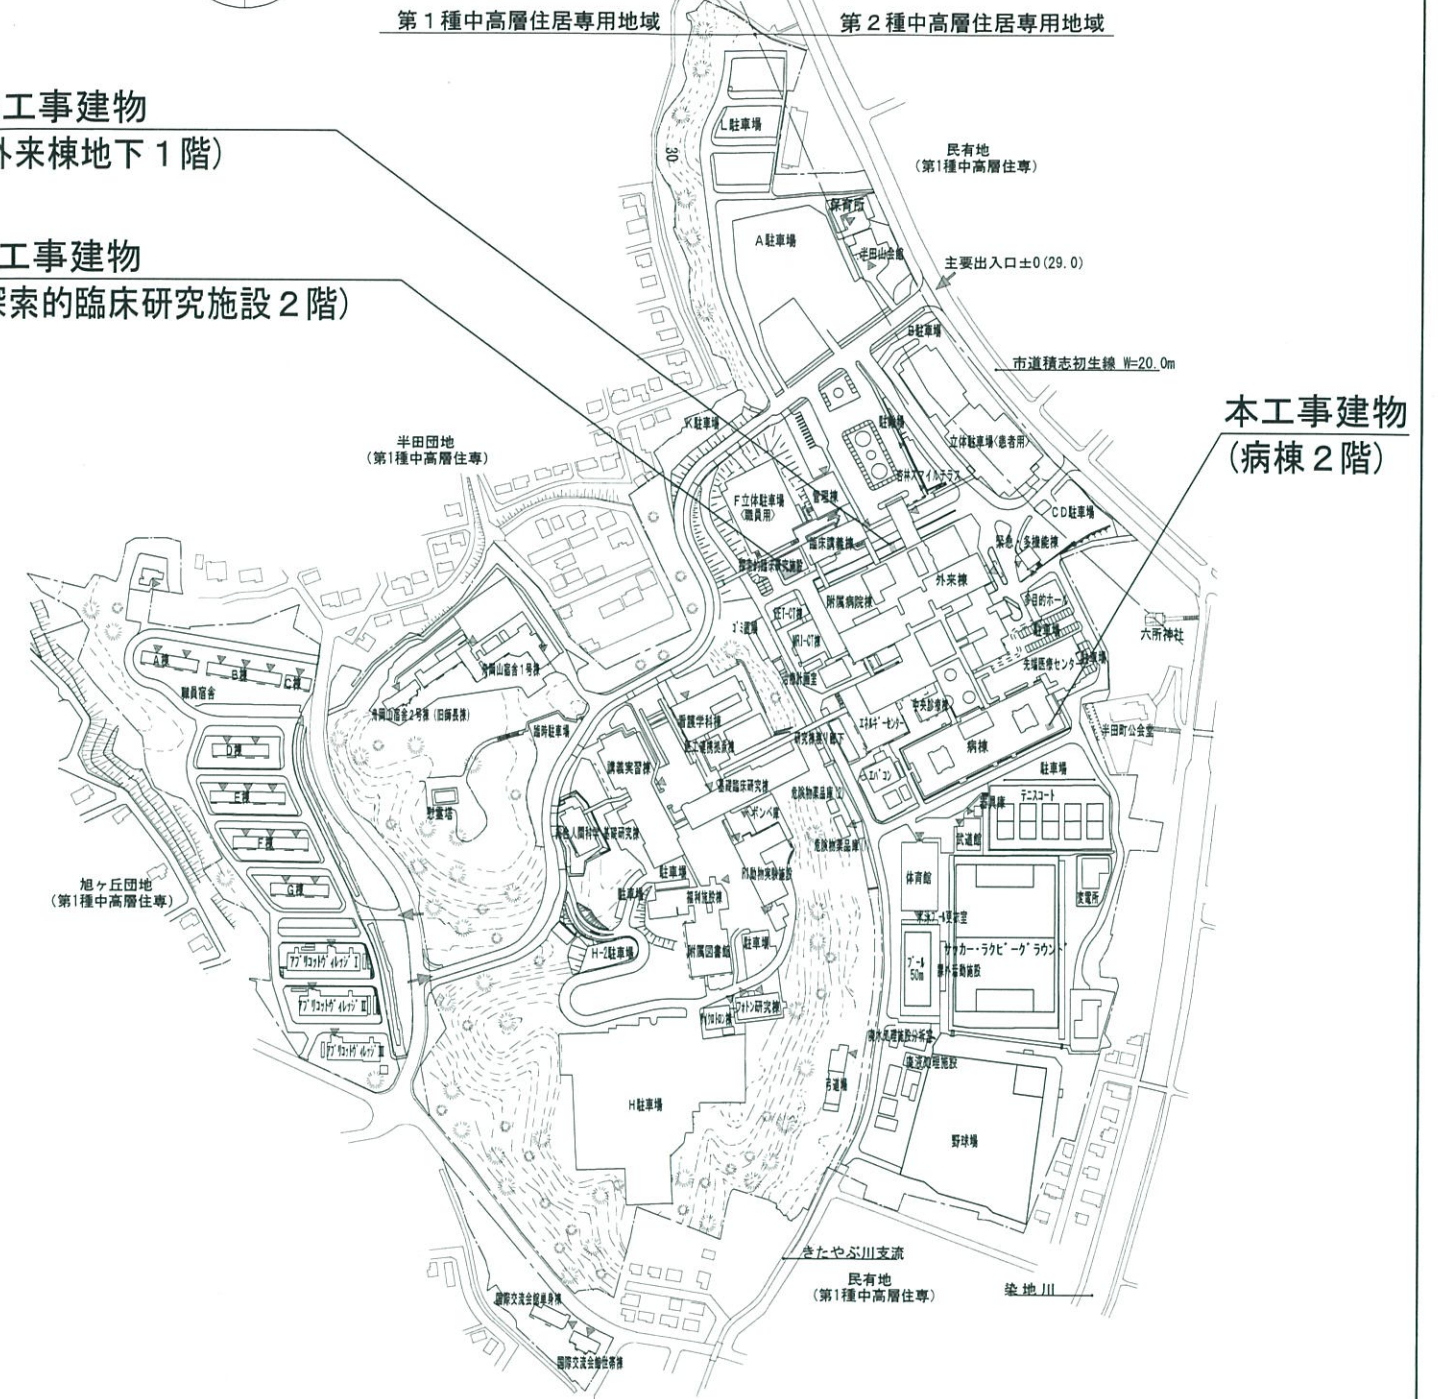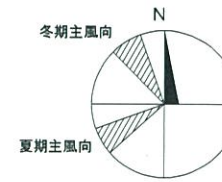


配置図 1/5000


工事名	浜松医科大学医学部附属病院外来棟栄養部女子更衣室他空調設備改修工事	図面番号	4-1
図面名称	特記仕様書、配置図、機器リスト(撤去、新設)	縮尺	—
浜松医科大学施設課		課長	課長補佐
		係長	担当

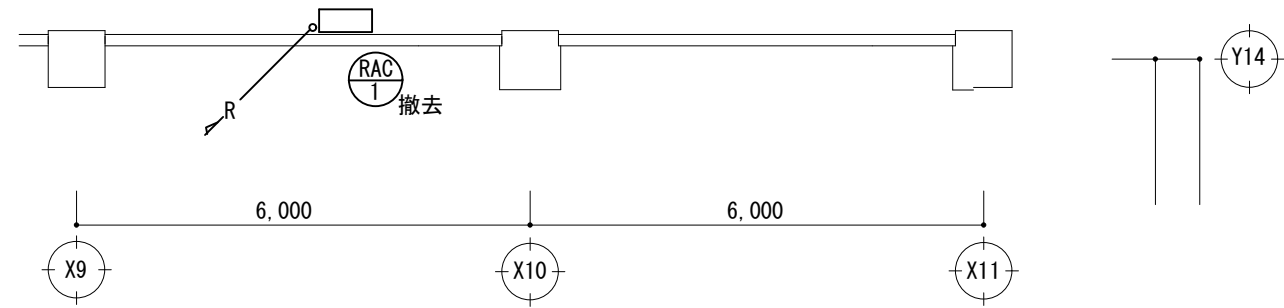


外来棟1階空調撤去図 S=1/100

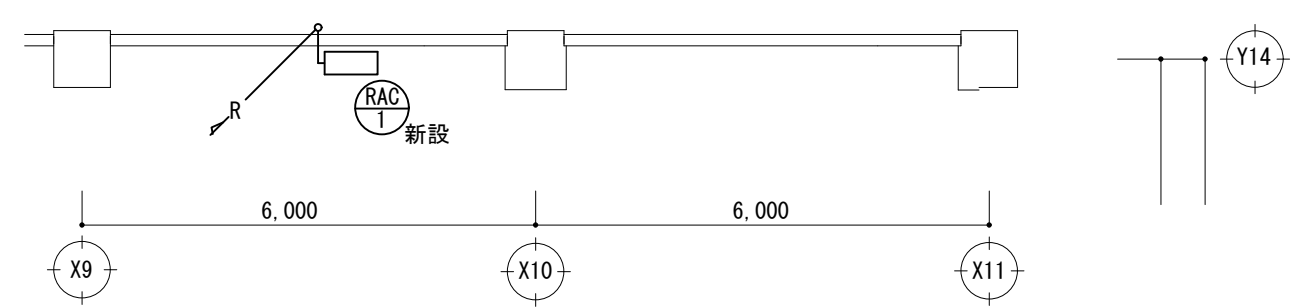


外来棟1階空調改修図 S=1/100

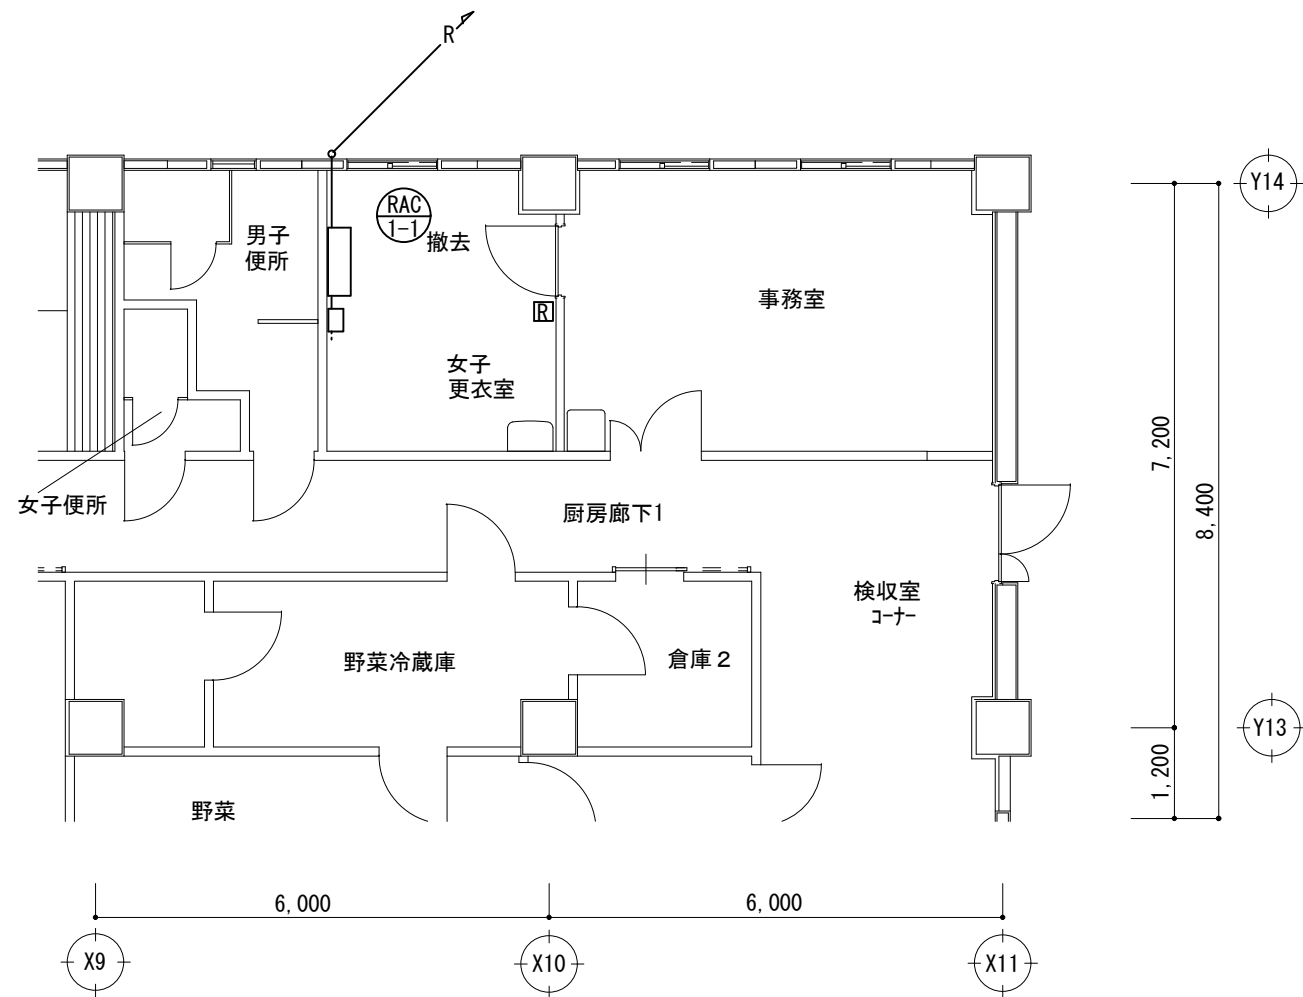

外来棟地下1階空調撤去図 S=1/100

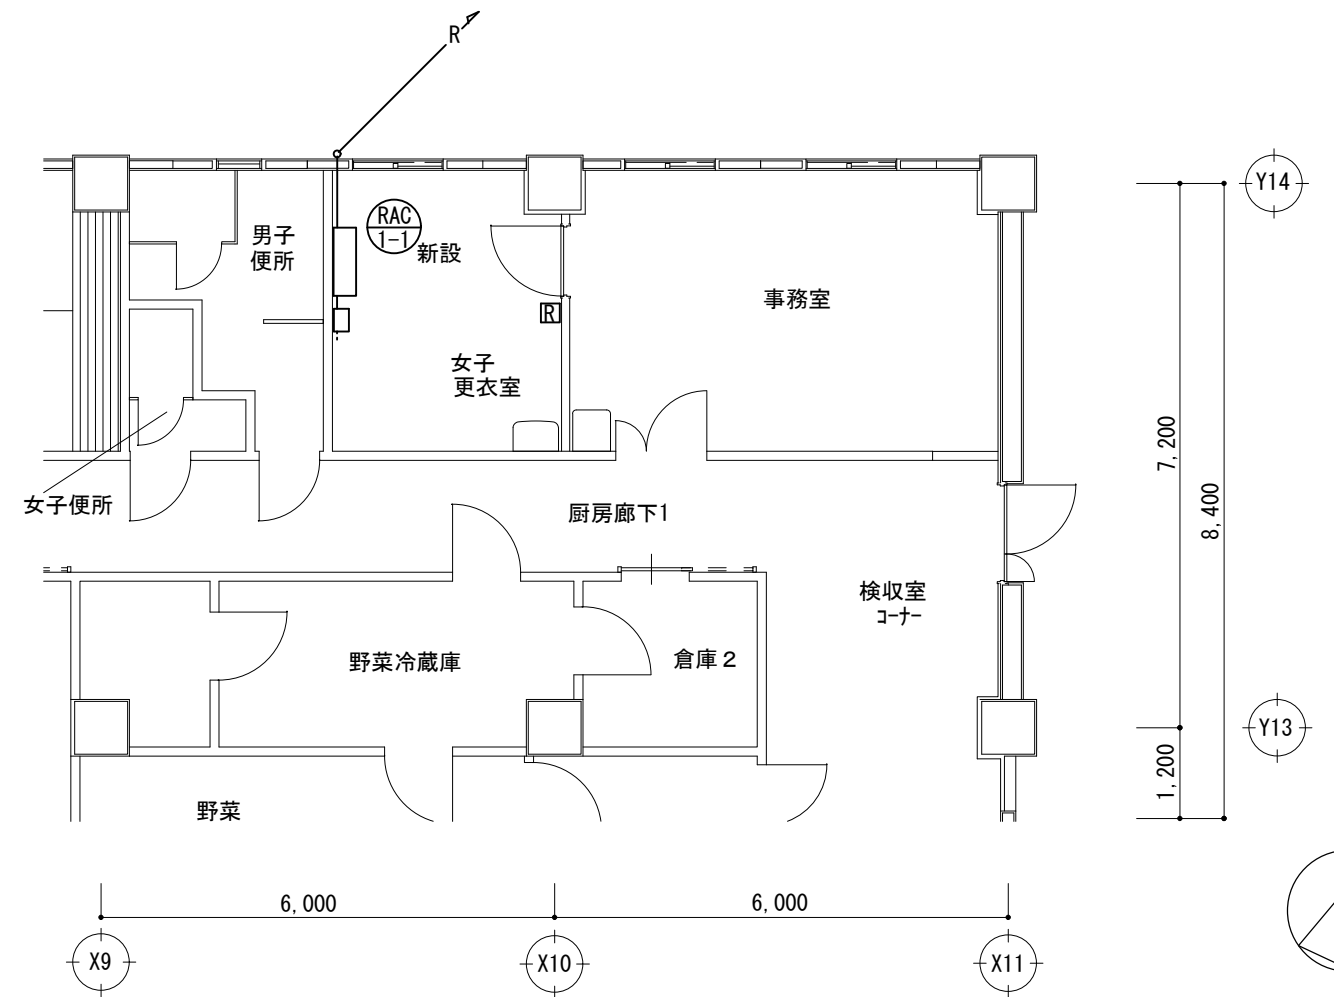


外来棟地下1階空調改修図 S=1/100

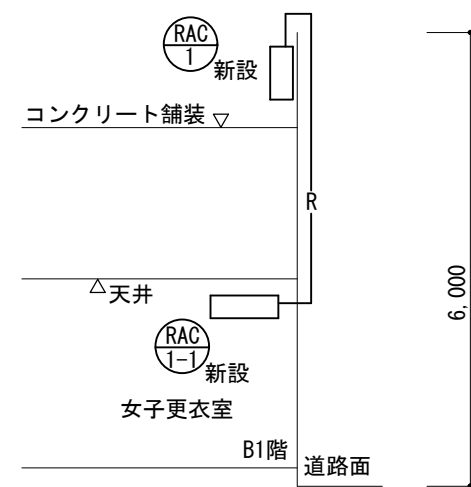


外来棟空調改修図(断面) S=1/100

工事名	浜松医科大学医学部附属病院外来棟栄養部女子更衣室他空調設備改修工事	図面番号	4-2
図面名称	外来棟空調撤去図、空調改修図	縮尺	S=1/100
		図面作成	令和6年1月


浜松医科大学施設課

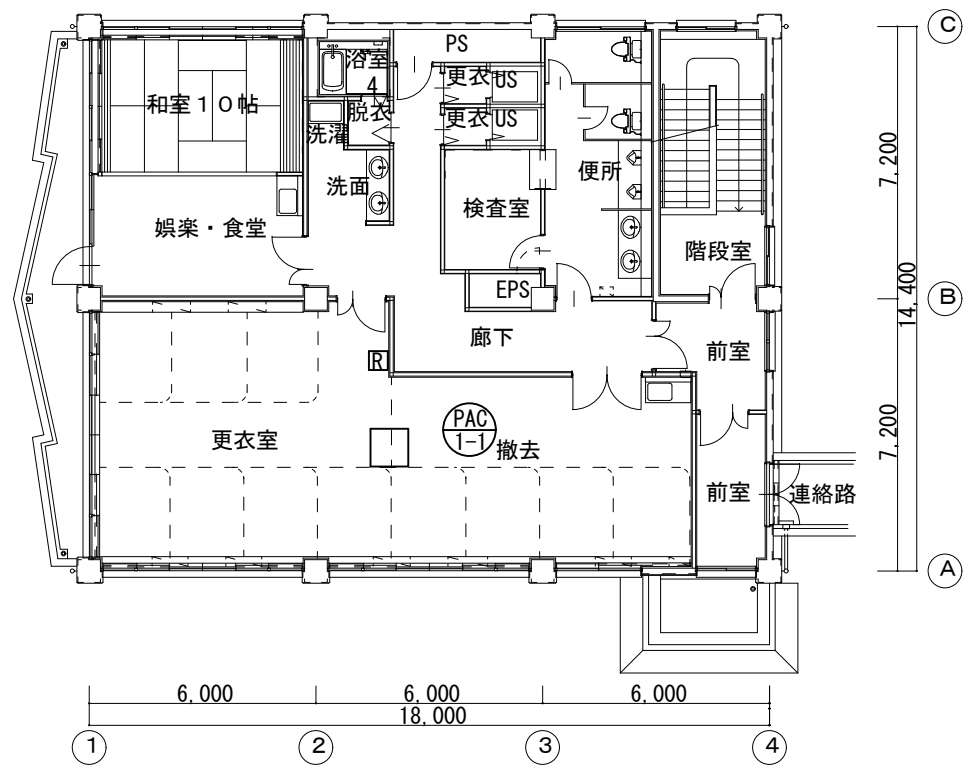


探索的臨床研究施設2階空調撤去図 S=1/200

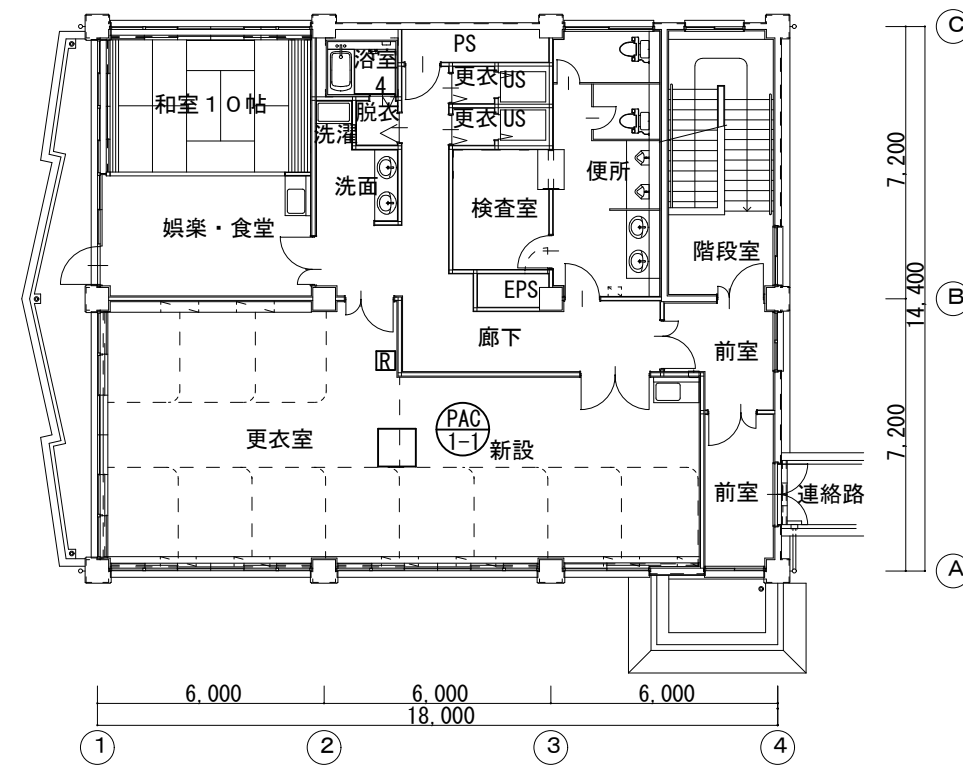


探索的臨床研究施設2階空調改修図 S=1/200

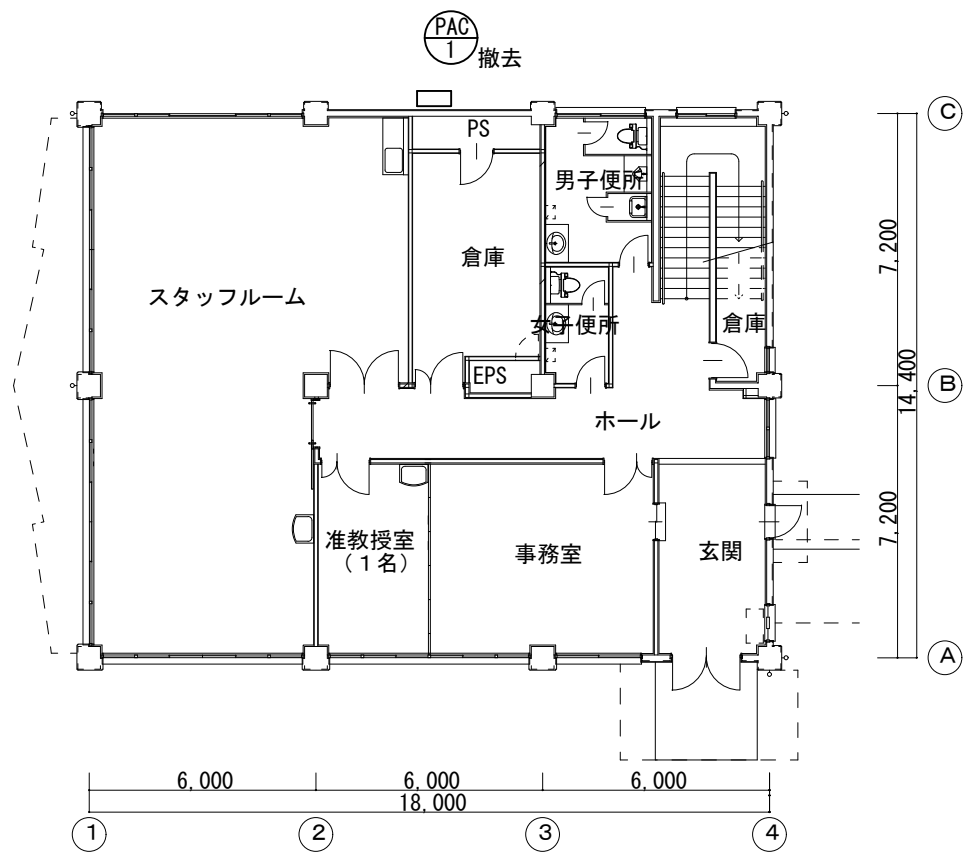


探索的臨床研究施設1階空調撤去図 S=1/200

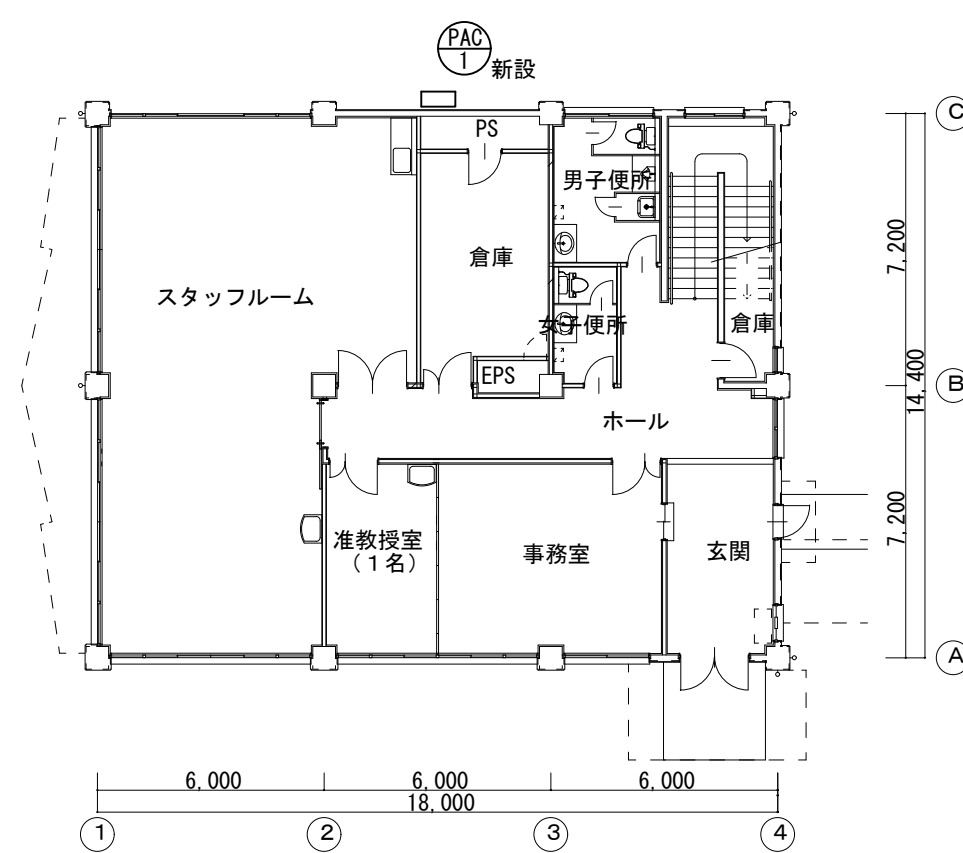


探索的臨床研究施設1階空調改修図 S=1/200

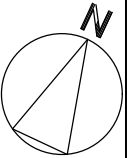


工事名	浜松医科大学医学部附属病院外来棟栄養部女子更衣室他空調設備改修工事	図面番号	4-3
図面名称	探索的臨床研究施設空調撤去図、空調改修図	縮尺	S=1/200
		図面作成	令和6年1月
浜松医科大学施設課			

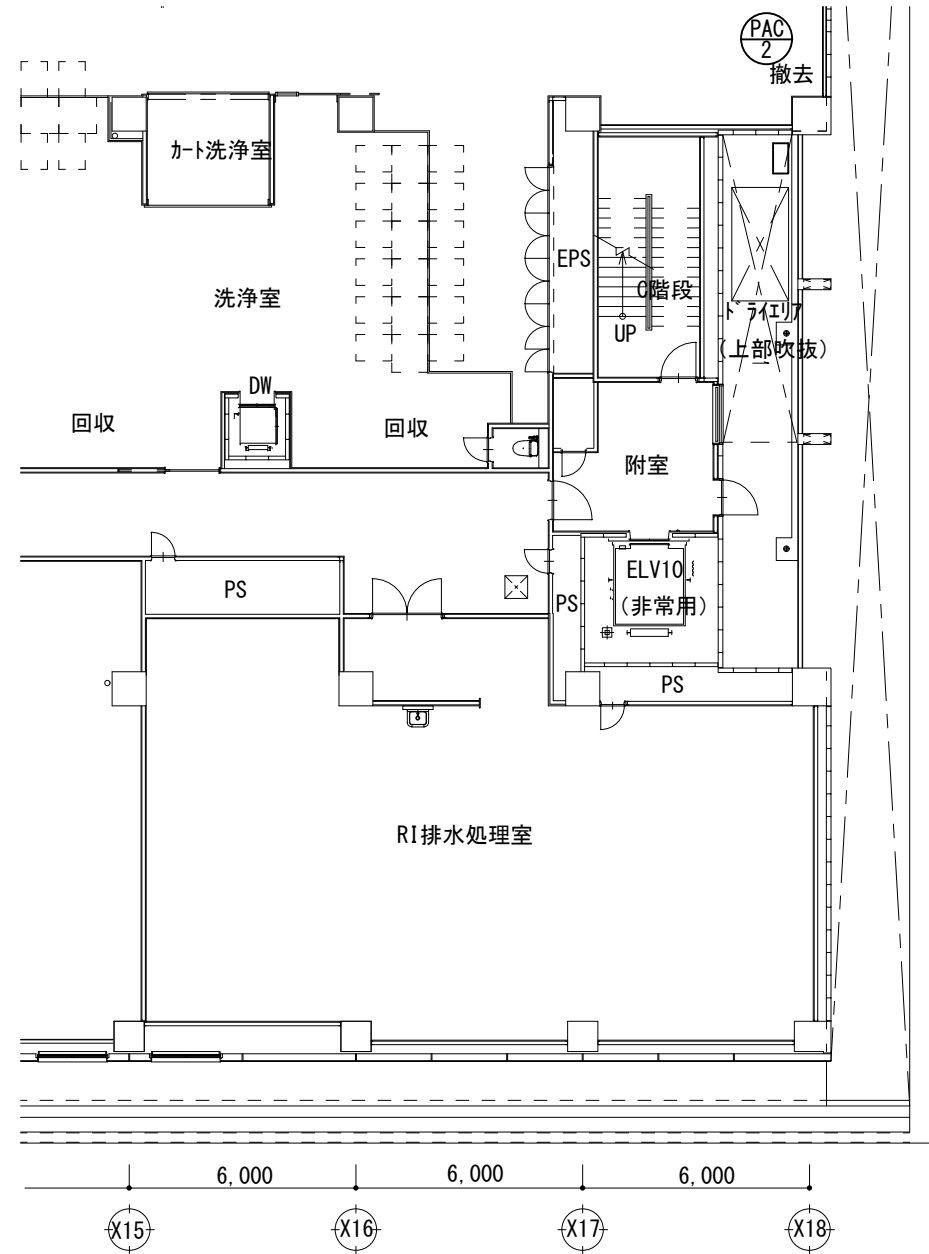


病棟地下1階空調撤去図 S=1/200

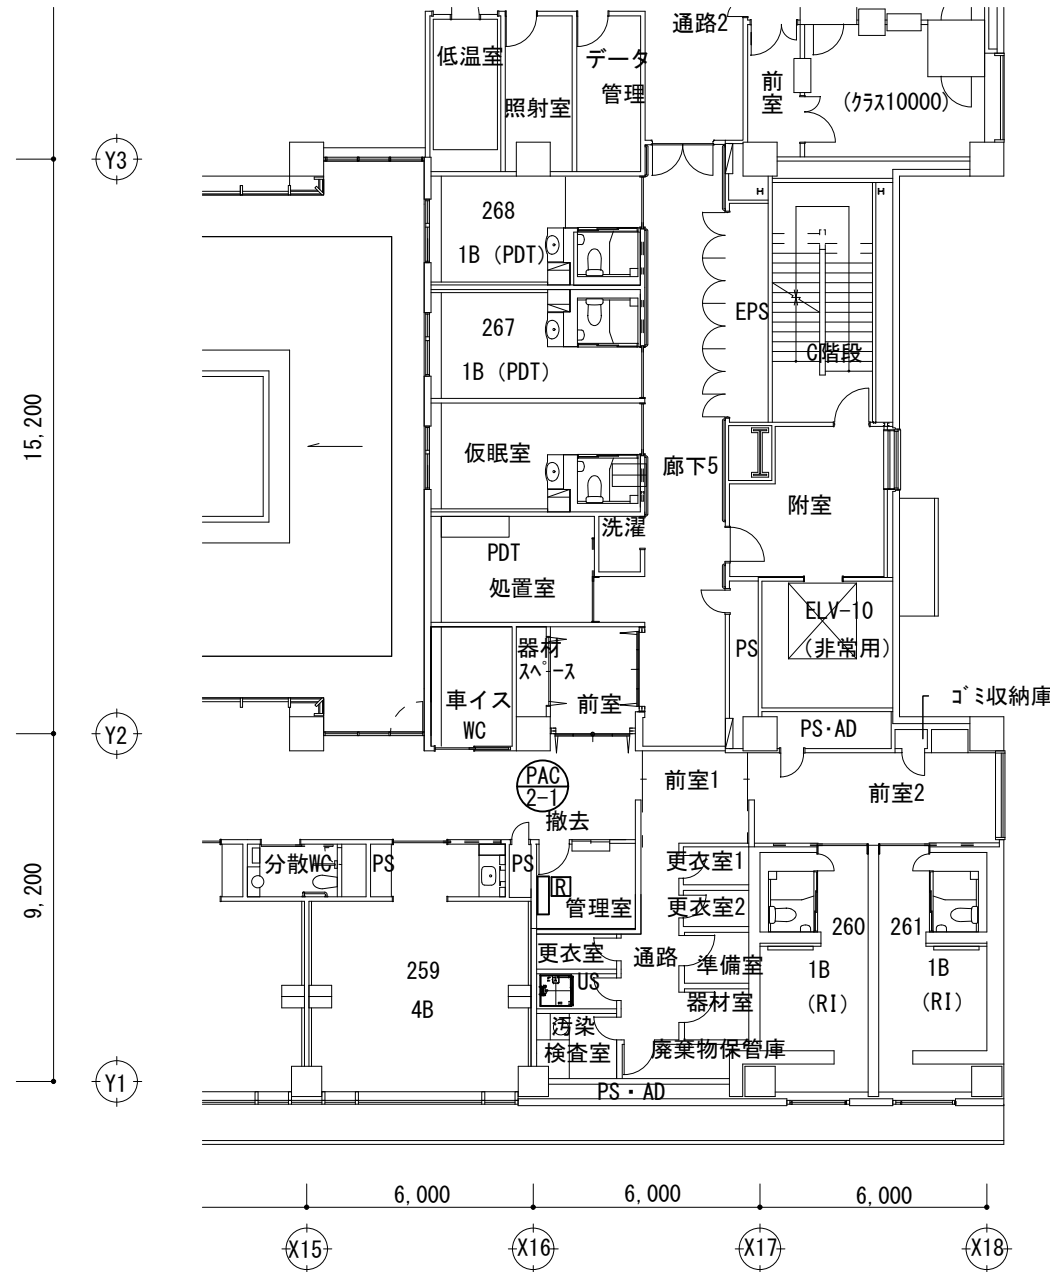

病棟2階空調撤去図 S=1/200

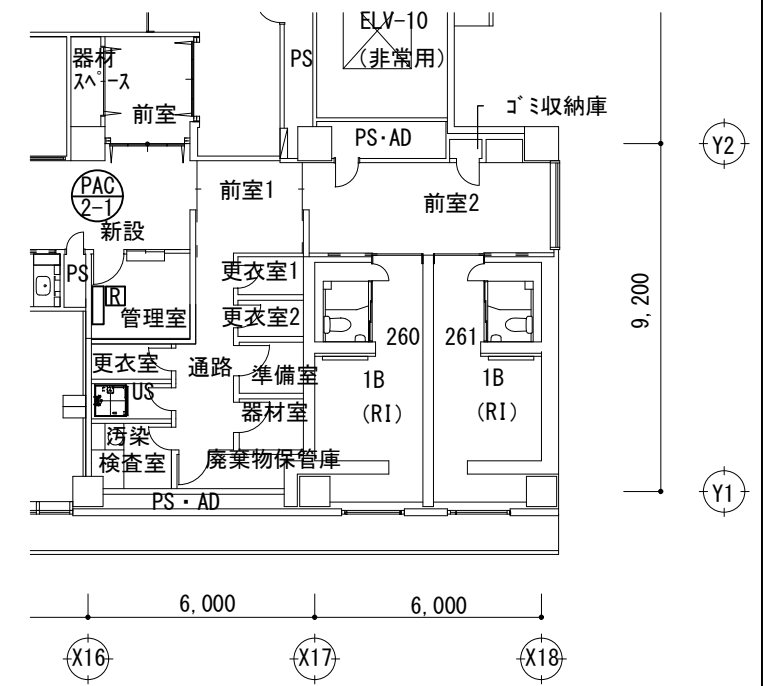

病棟2階空調改修図 S=1/200

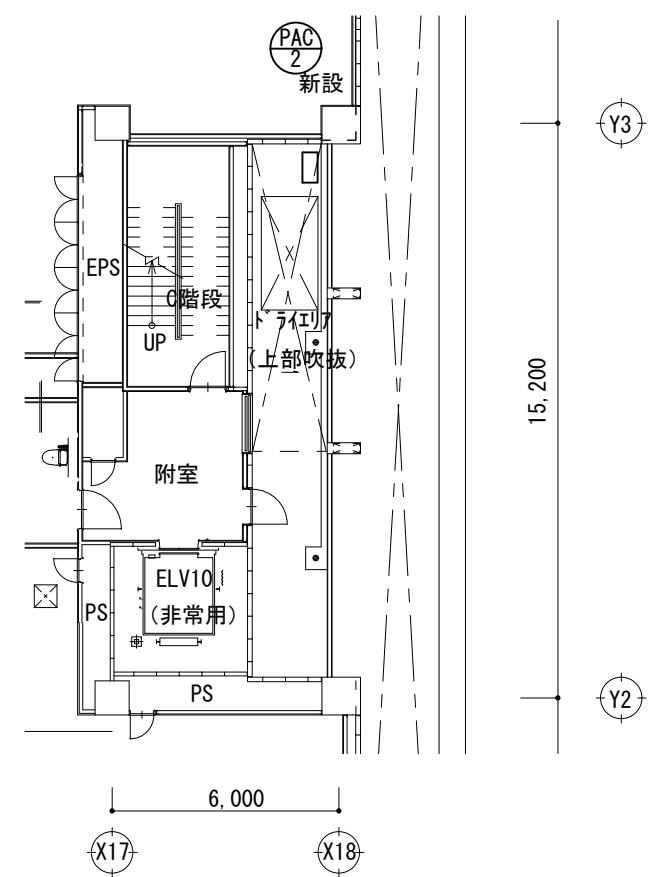

病棟地下1階空調改修図 S=1/200

工事名	浜松医科大学医学部附属病院外来棟栄養部女子更衣室他空調設備改修工事	図面番号	4-4
図面名称	病棟空調撤去図、空調改修図	縮尺	S=1/200
		図面作成	令和6年1月
浜松医科大学施設課			